


1 PLANTA BAIXA
ESCALA 1:50


Legenda
 1 Registo total gama AF-1 a AF-6, 20mm x 1/2"
 2 Registo de Pressão com PVC, 20mm x 1/2"

Legenda Detalhada
 1 Registo total gama AF-1 a AF-6, 20mm x 1/2"
 2 Registo de Pressão com PVC, 20mm x 1/2"
 3 Registo de Pressão com PVC, 20mm x 1/2"
 4 Registo de Pressão com PVC, 20mm x 1/2"
 5 Registo de Pressão com PVC, 20mm x 1/2"
 6 Registo de Pressão com PVC, 20mm x 1/2"


Legenda das Indicações
 RL - Redutor com opor. de 1/2" - 20mm x 1/2"
 CR - Chuveiro - 20mm x 1/2"
 CI - Cisterna - 20mm x 1/2"
 CO - Caixa de gordura - 20mm x 1/2"
 DC - Registo total gama AF-1 a AF-6, 20mm x 1/2"
 EP - Registo de Pressão com PVC, 20mm x 1/2"
 T1 - Torção de Juntas - 20mm x 1/2"
 V1 - Vento Sinalizado com Juntas de Drenagem - 1/2"

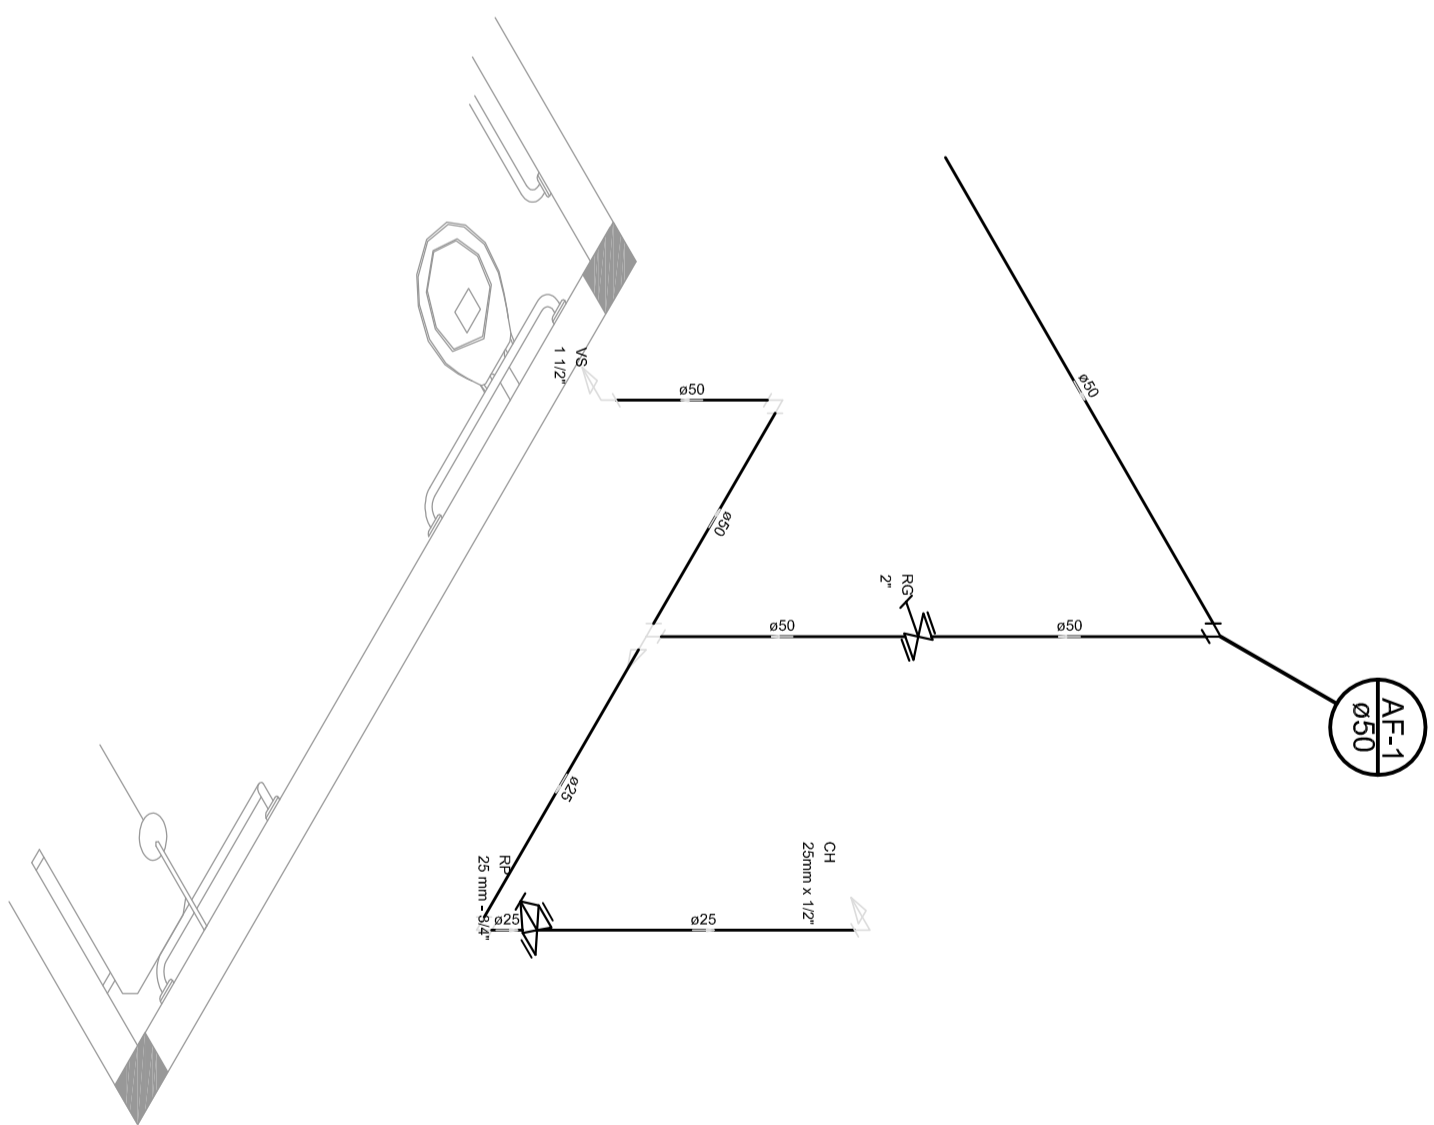


Detalle H1
escala 1:25

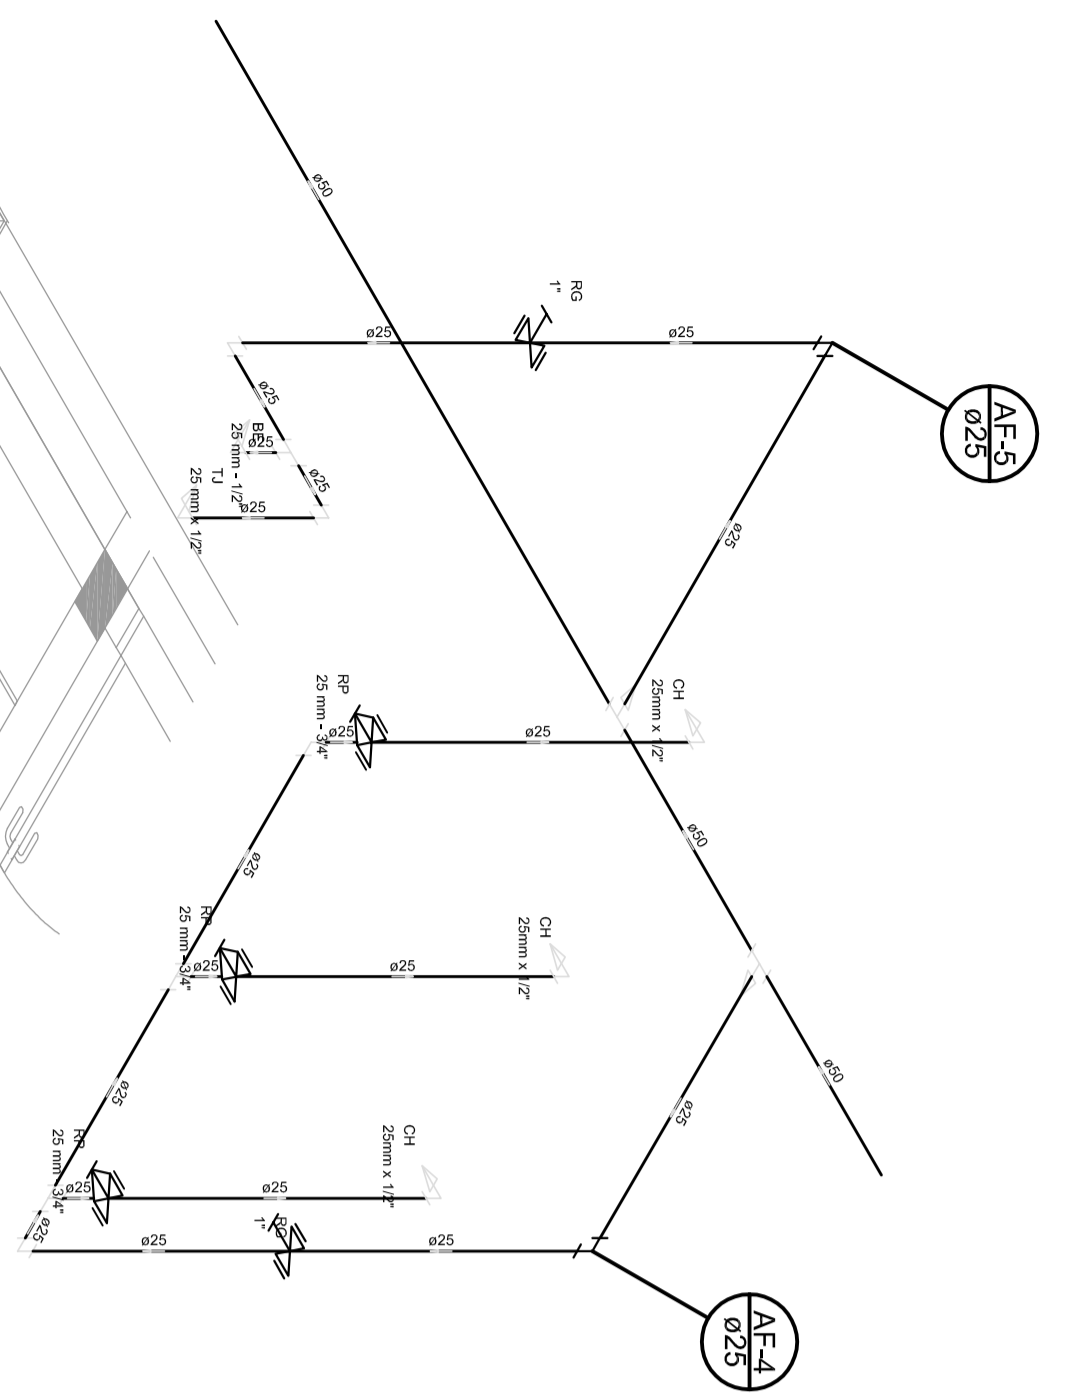

Detalle H2
escala 1:25

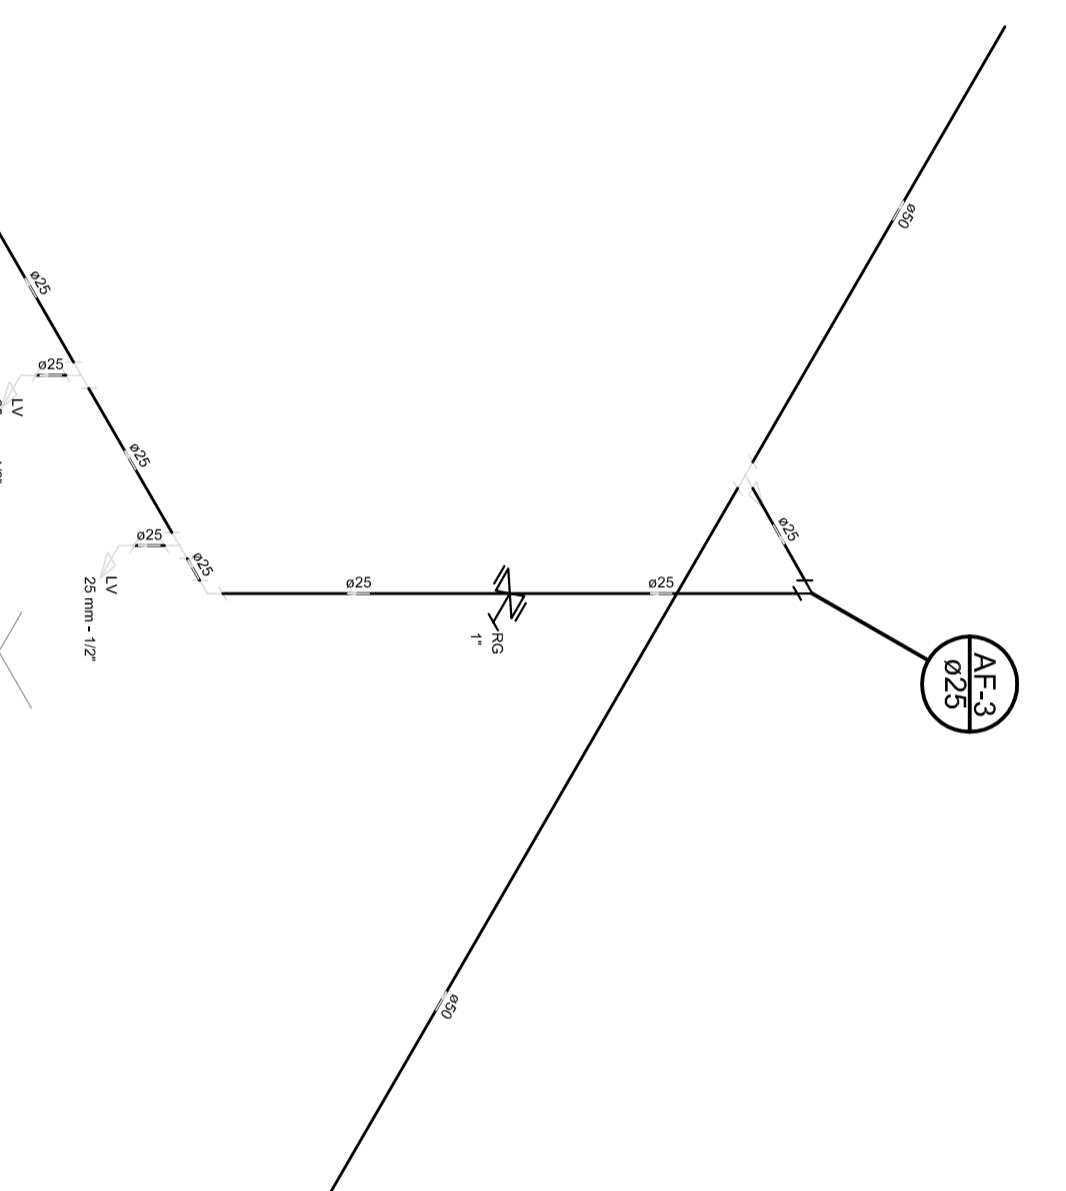

Detalle H3
escala 1:25

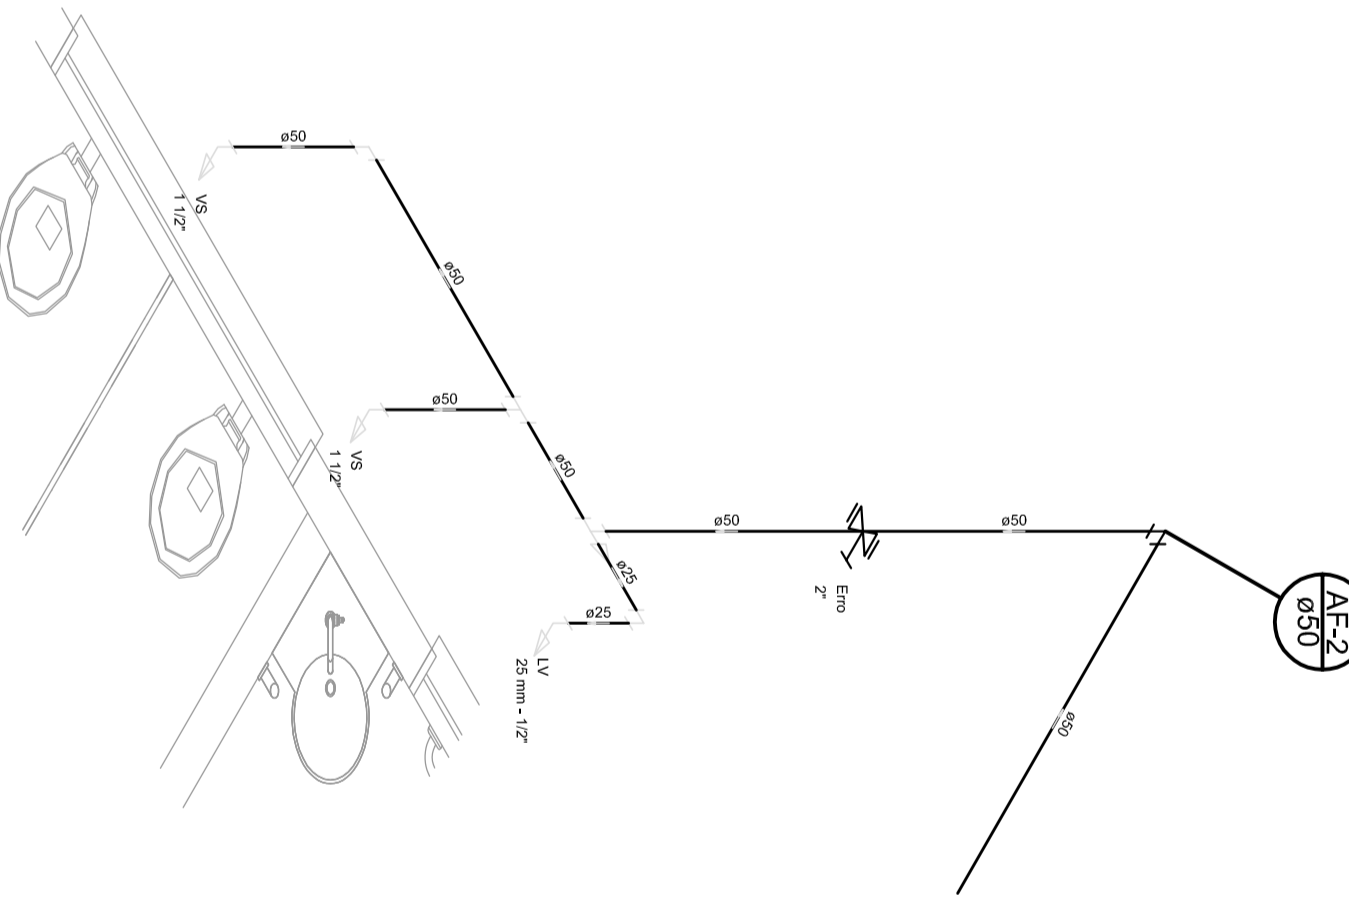

Detalle H4
escala 1:25

GOVERNAMENTO FEDERAL
BRASIL Ministério da Educação
 PAÍS RICO E PAÍS SEM POBREZA **FNDE** Fundo Nacional de Desenvolvimento da Educação

PROJETO PADRÃO - FNDE

MUNICÍPIO - UF: _____
 PROPRIETÁRIO: _____
 ENDEREÇO: _____

RES.P. TÉCNICO _____
 CREA _____

DUFO _____ CREA _____
 RA _____

OBSERVAÇÕES:
 PROJETO EXECUTIVO

QUADRA ESCOLAR COBERTA E VESTIÁRIO

COORDENAÇÃO CGEST - Coordenação Geral da Infraestrutura Educacional	INSTALAÇÕES DE ÁGUA PLANTA E DETALHES	HAG
FONAMTO (6412641)	TÉCNICO R.00	PRONONCA 01/01
	ESCALA Indicada	DATA EMISSÃO JUNHO/2018