

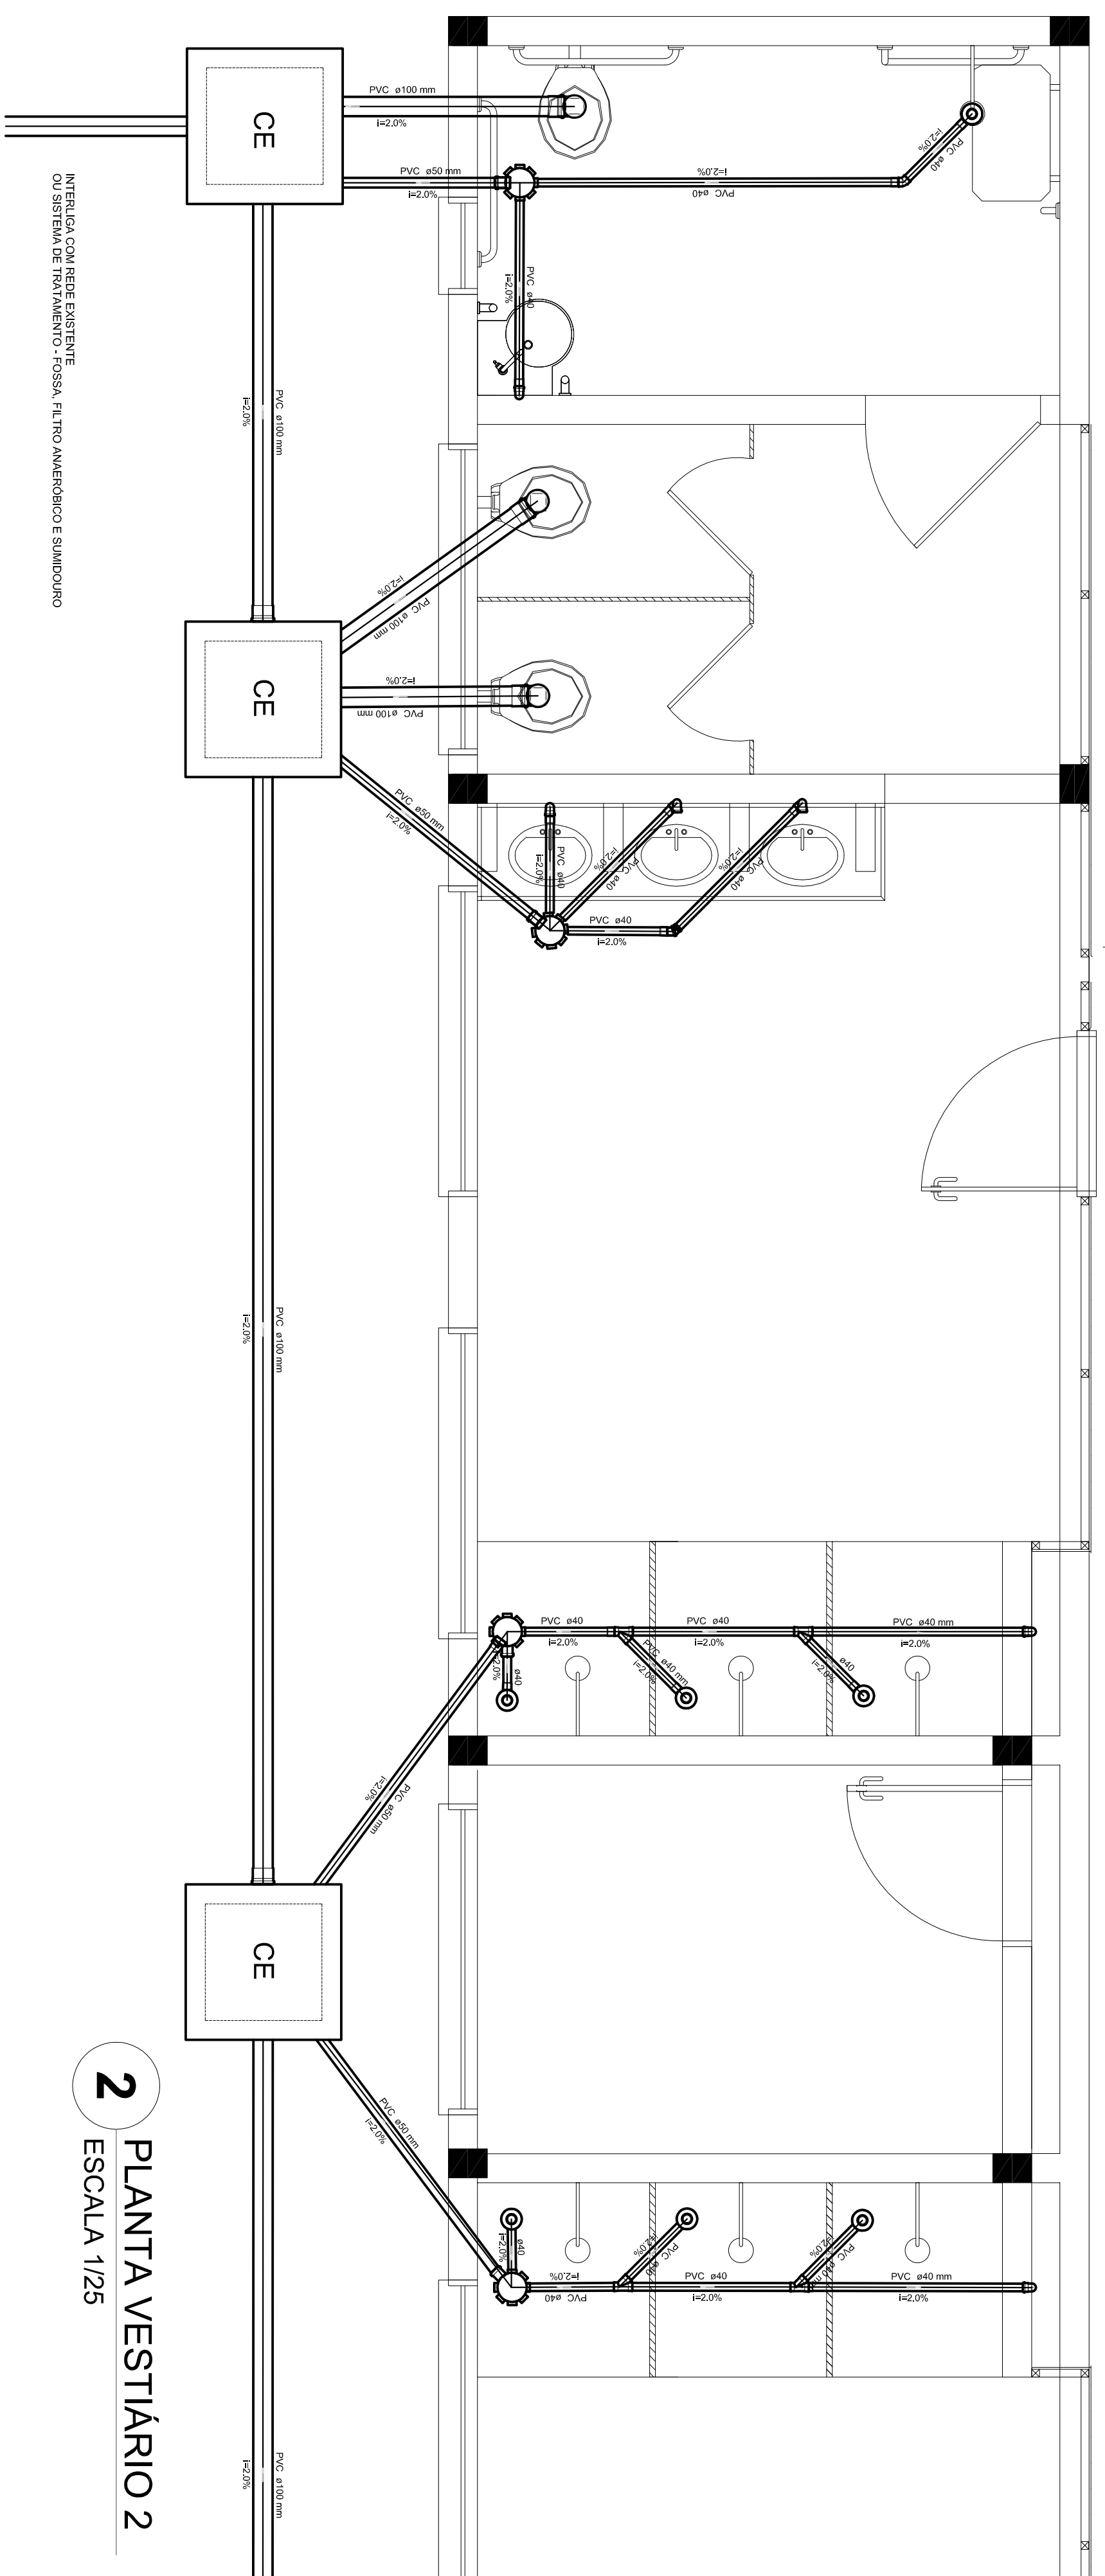


**1** PLANTA VESTIÁRIO 1  
ESCALA 1/25

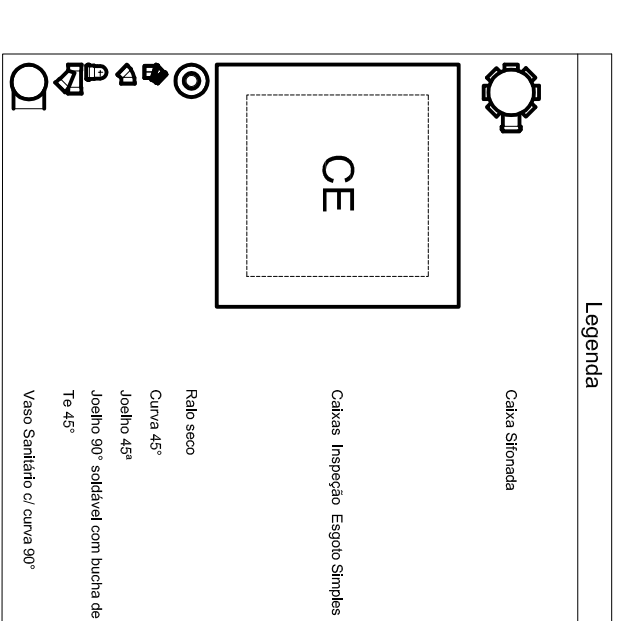

**2** PLANTA VESTIÁRIO 2  
ESCALA 1/25

INTERLIGAÇÃO COM REDE EXISTENTE  
OU SISTEMA DE TRATAMENTO - FOSSA, FILTRO ANVERBOCO E SANITÁRIO

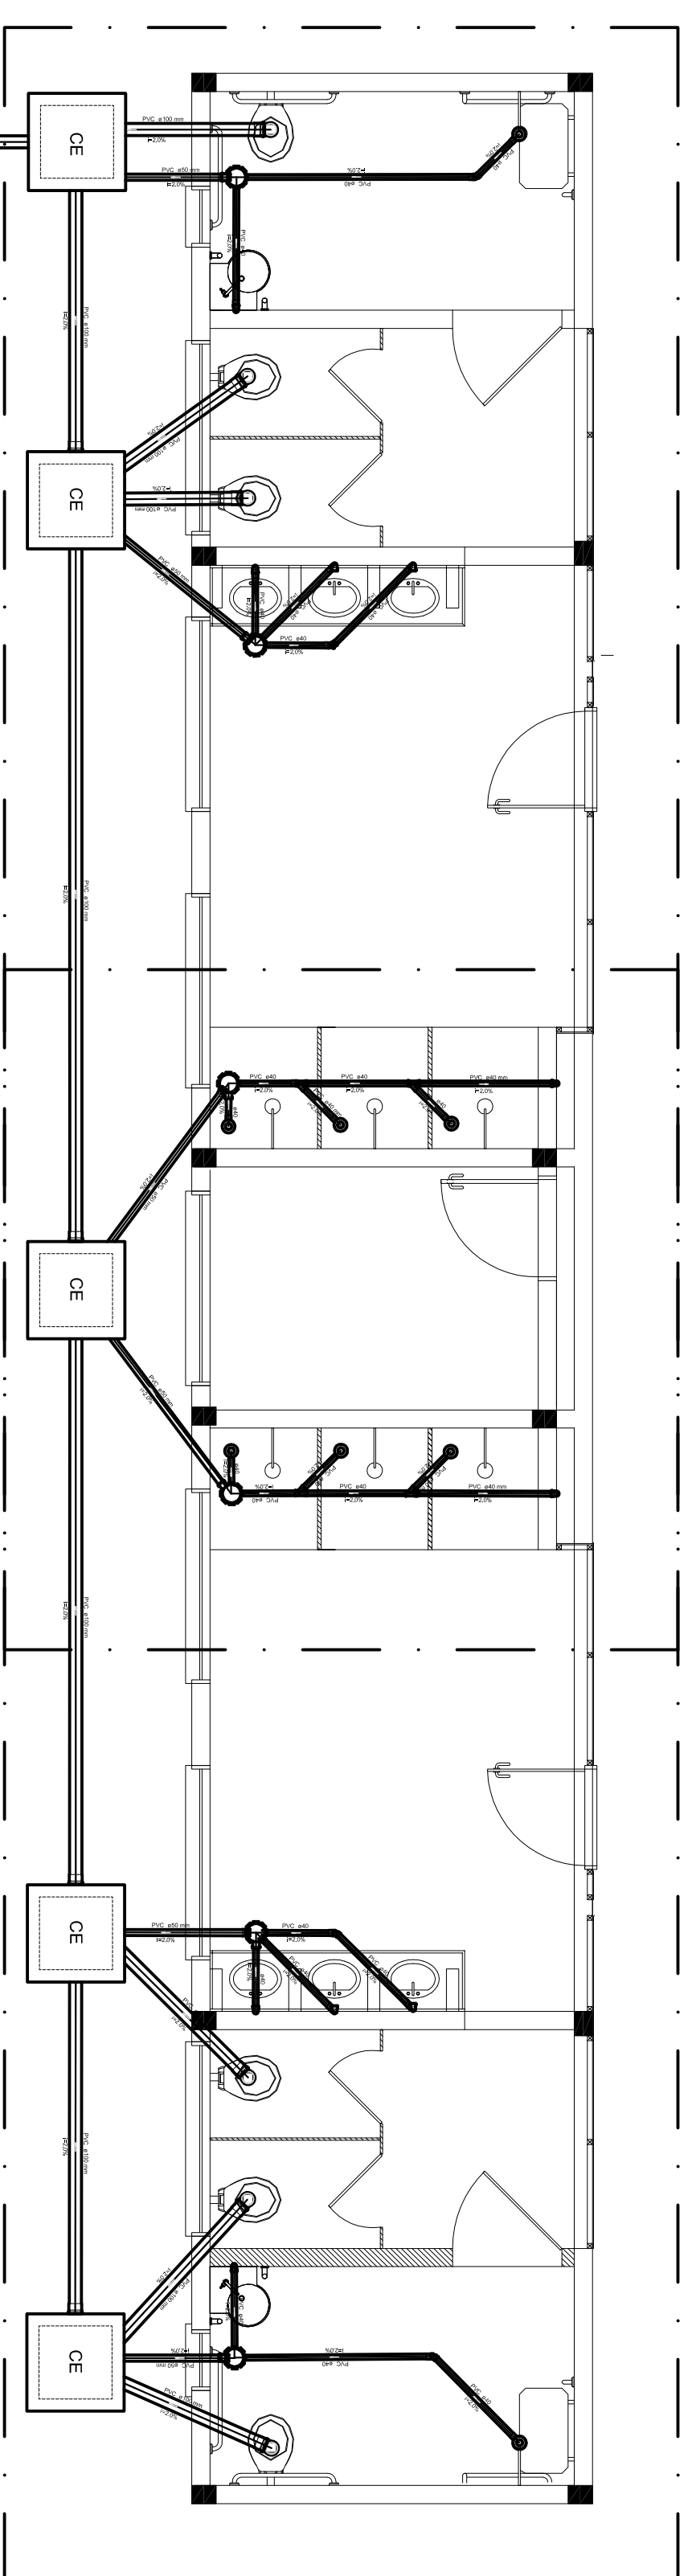

GOVERNO FEDERAL  
**BRASIL** Ministério da Educação  
FUNDE  
FUNDO NACIONAL DE DESENVOLVIMENTO DA EDUCAÇÃO

**PROJETO PADRÃO - FUNDE**

MUNICÍPIO - UF:  
PROPRIETÁRIO:  
ENDEREÇO:

PROPRIETÁRIO  
RESP. TÉCNICO  
CREA

DUO  
CREA  
PA

OBSERVAÇÕES:

QUADRA ESCOLAR COBERTA E VESTIÁRIO		HEG
PROJETO HIDROSSANITÁRIO		
COORDENAÇÃO	INSTALAÇÕES HIDROSSANITÁRIAS	FRANCHA 01/01
GERENTE - Coordenação Geral de Infraestrutura Educacional	PLANTA BAIXA	
PROJETO	ESCALA	DATA EMISSÃO
AL (841 X 594)	R30	JUNHO/2016