







Detalhe S1
escala 1:50

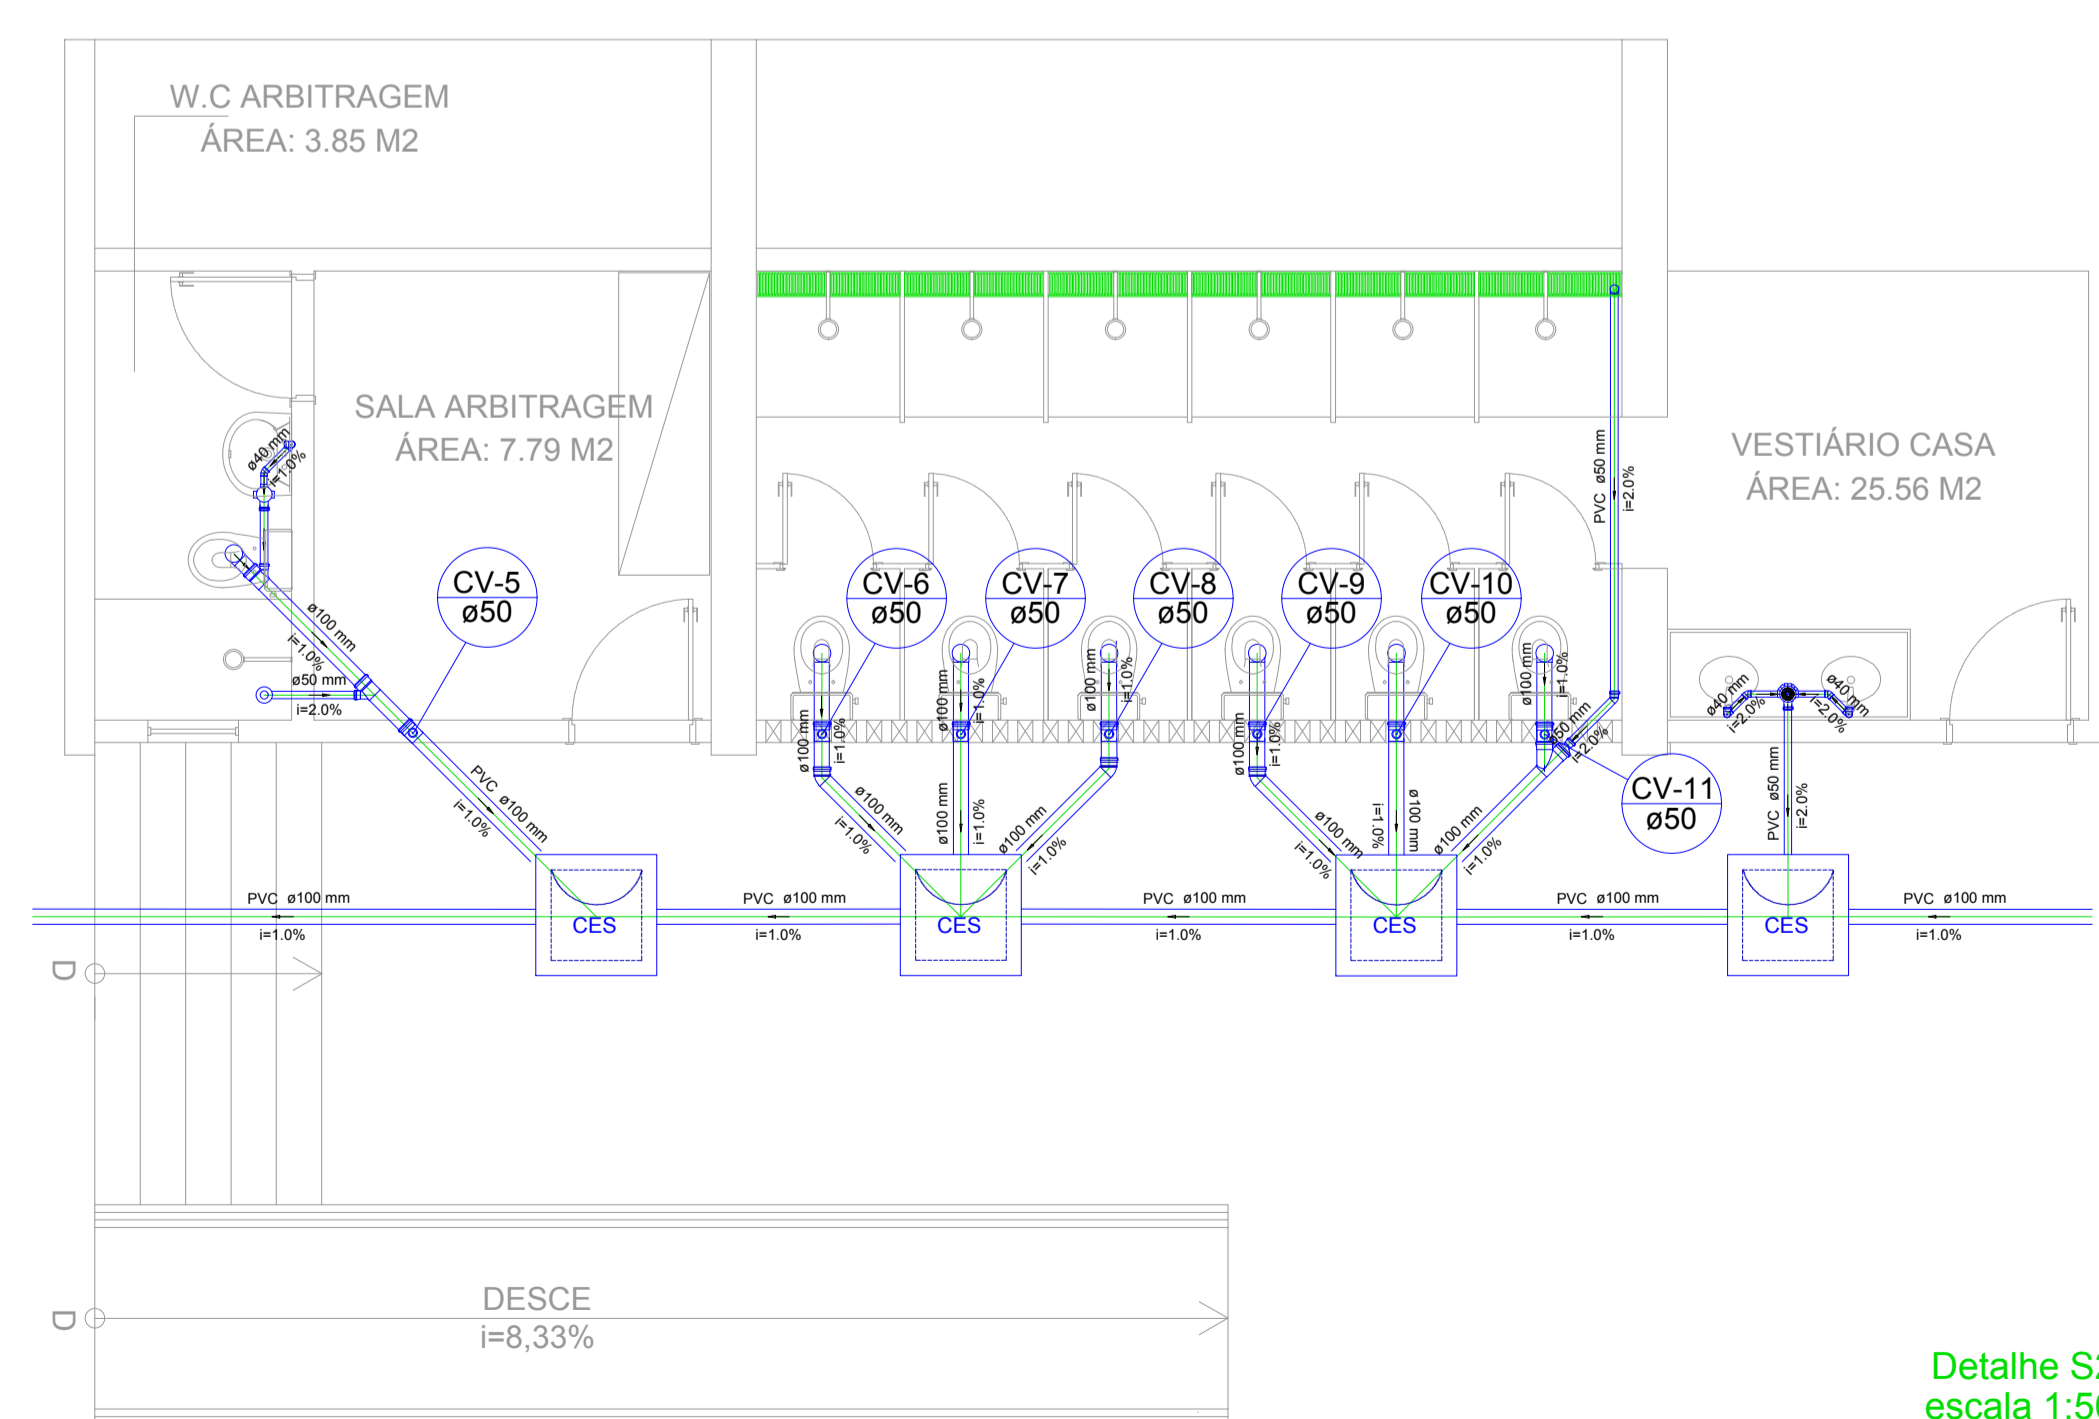

Detalhe S2
escala 1:50

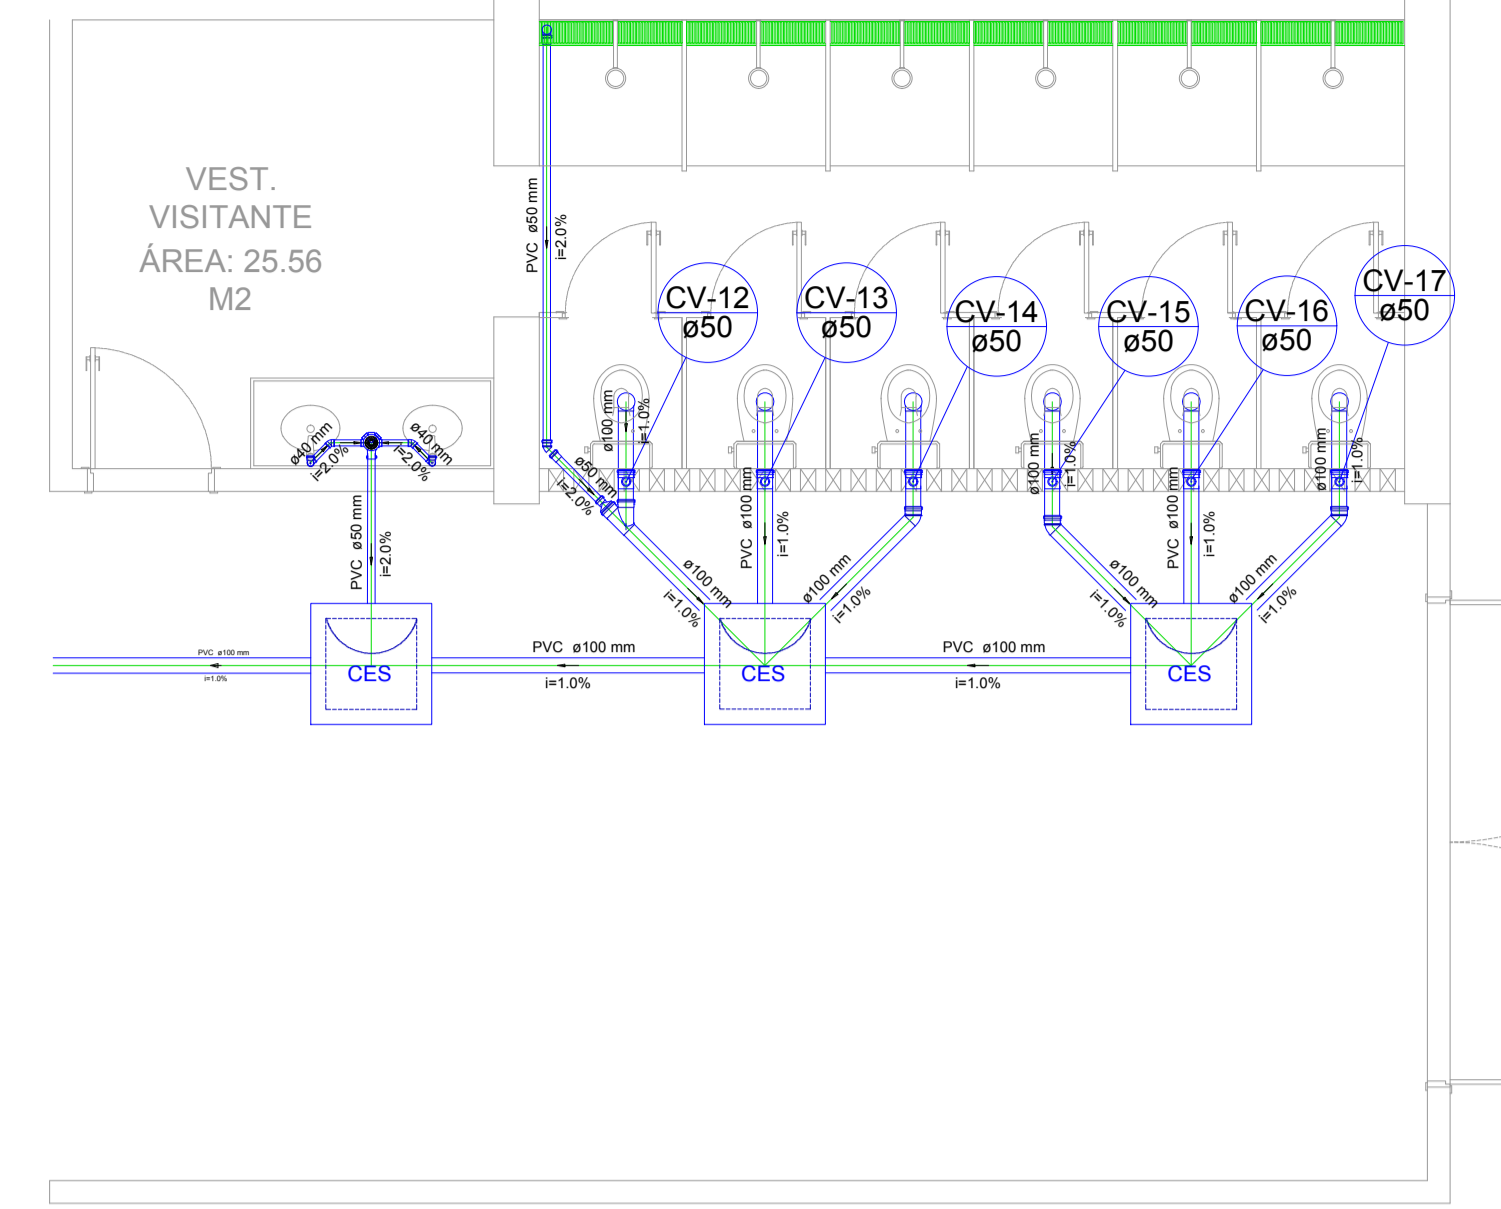

Detalhe S3
escala 1:50

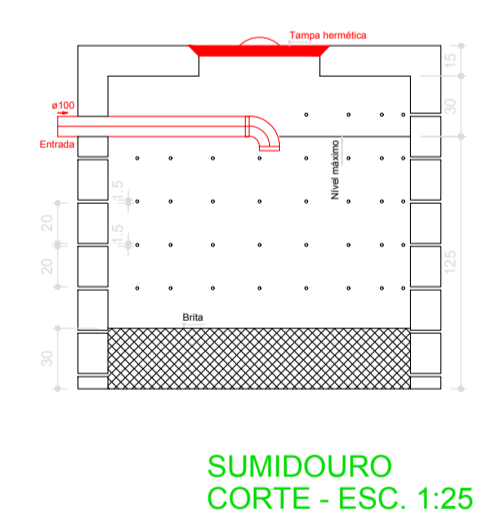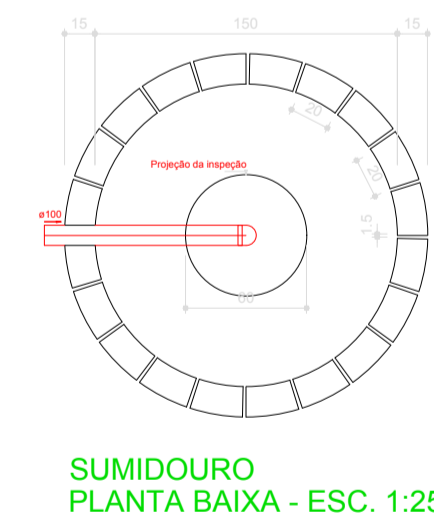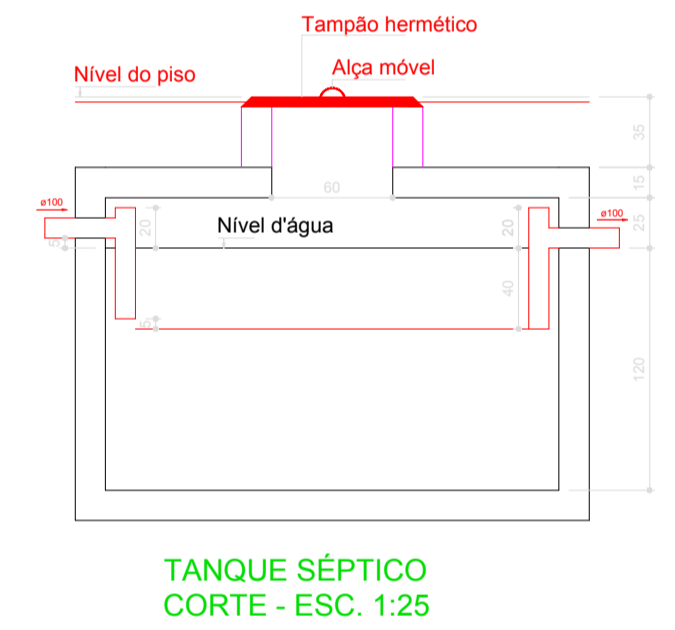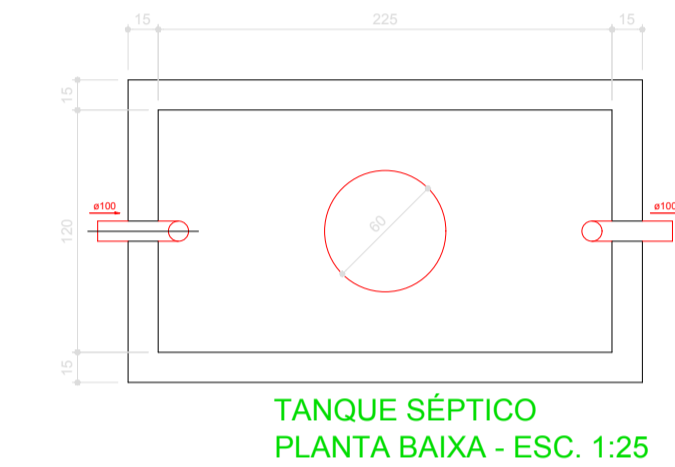

Lista de Materiais	
Caixa de Inspeção	
Caixa de Inspeção de esgoto sifonada	10,95
CES	
PVC Acessórios	
Caixa sifonada	1,90
100x100x20	
Caixa sifonada gradiente montada c/ grelha e porta grelha	4,90
100x140x20	
Flange sifonada c/ reg. saída 40	2,90
100 mm - 40 mm	
Selão de copo p/ pia e lavatório	11,90
1" x 1/2"	
Selão Resinol p/ Mistério	3,90
1/2" x 1/2"	
Válvula p/ lavatório e tanque	11,90
PVC Esperto	
Copos 90 curtos	12,90
40 mm	3,90
50 mm	9,90
40 mm	9,90
50 mm	9,90
Joelho 90	21,90
100 mm - 2"	3,90
Joelho 90 c/anelo c/ esgoto secundário	11,90
40 mm - 1 1/2"	
Junção canelada	4,90
100 mm - 50 mm	4,90
100 mm - 100 mm	4,90
Redução escaletada	2,90
100 mm - 50 mm	
Tubo PVC porta-bolsa c/ vespa	3,20 m
40 mm	
Tubo rígido c/ porta-lua	100,00 m
100 mm - 4"	12,20 m
40 mm - 2"	15,80 m
Tx 45	1,90
40 mm	
Unidades de Tratamento	
Argumentos	0,24 m²
Argamassa	1,77 m³
Tijolo	
Furto	118,90

Legenda	
	Caixa Sifonada
	Caixa sifonada gradiente montada c/ grelha e porta grelha
	Caixa Inspeção Esgoto Sifonada
	Chuveiro Cabide
	Joelho 45
	Junção simples
	Rancho de ventilação
	Junção simples c/ redução
	1"
	1/2"
	Redução de Lixo Caixa
	Mistério de Caixa de Descarga DN 50mm
	Raio sifonado c/anelo normal
	Tx 45
	Vespa Sifonada c/ 200"

APROVAÇÃO:

PROPRIETÁRIO: _____ FISCALIZAÇÃO: _____

PROJETISTA: *Claudio José Queiroz Barros*
CLAUDIO JOSÉ QUEIROZ BARROS - CREA CE: 13.419 D

JOTA BARRÓS PROJETOS
RUA GERVÁSIO HOLANDA GUERRA - IRACEMA - CEARÁ
FONE: (85) 3333-1111
WWW.JOTABARROSPROJETOS.COM.BR

DESENHO	01/01	FRANCHA Nº	01/01
PREFEITURA MUNICIPAL DE IRACEMA			
CONSTRUÇÃO DE GINÁSIO NA SEDE DO MUNICÍPIO DE IRACEMA-CE			
INSTALAÇÕES SANITÁRIAS			
NÍVEL - 1.00m			
PLANTA BAIXA E DETALHES			

LOCAL:	RUA GERVÁSIO HOLANDA GUERRA - IRACEMA - CEARÁ	ESCALA:	
PROJETISTA:	CLAUDIO JOSÉ QUEIROZ BARROS - CREA CE: 13.419 D	INDICADA:	
PROPRIETÁRIO:	PREFEITURA MUNICIPAL DE IRACEMA	DATA:	
DESENHISTA:	ISRAEL NISLAN	ARQUIVO:	GIN_IRACEMA_SAN_R2.DWG
		OUTUBRO / 2016	