



Lista de Materiais	
Caixas de Passagem	
Caixa de gordura	
CG 60x60 cm	1 pç
Caixa de inspeção de esgoto sifonada	
CES- 60x60 cm	8 pç
CES- 80x80cm	1 pç
PVC Acessórios	
Caixa sifonada girafácil montada c/ grelha e porta grelha	
100x140x50	4 pç
Ralo sifonado alt. reg. saída 40	
100 mm - 40 mm	2 pç
Sifão de copo p/ pia e lavatório	
1" - 1.1/2"	6 pç
Sifão flexível p/ Mictório	
1.1/4" - 2"	4 pç
Válvula p/ lavatório e tanque	
1"	2 pç
Válvula p/ pia	
1"	2 pç
PVC Esgoto	
Bucha de redução longa	
50 mm - 40 mm	2 pç
Curva 90 curta	
40 mm	6 pç
Joelho 45	
100 mm	2 pç
40 mm	8 pç
Joelho 90	
100 mm	4 pç
40 mm	2 pç
50 mm	2 pç
Joelho 90 c/anel p/ esgoto secundário	
40 mm - 1.1/2"	4 pç
tubo PVC ponta-bolsa c/ virola	
100 mm - 4"	17.60 m
tubo rígido c/ ponta lisa	
100 mm - 4"	70.45 m
40 mm	40.05 m
50 mm - 2"	7.54 m
Tê sanitário	
100 mm - 50 mm	4 pç
Unidades de tratamento	
Alça	
Ferro	1 pç
Argamassa	
Argamassa	0.86 m³
Brita	
nº3	3.93 m³
Concreto	
Concreto	1.26 m³
Tampa	
Hermética	1 pç
Tijolo	
Furado	264 pç
PVC Esgoto	
tubo rígido c/ ponta lisa	
50 mm - 2"	1.87 m

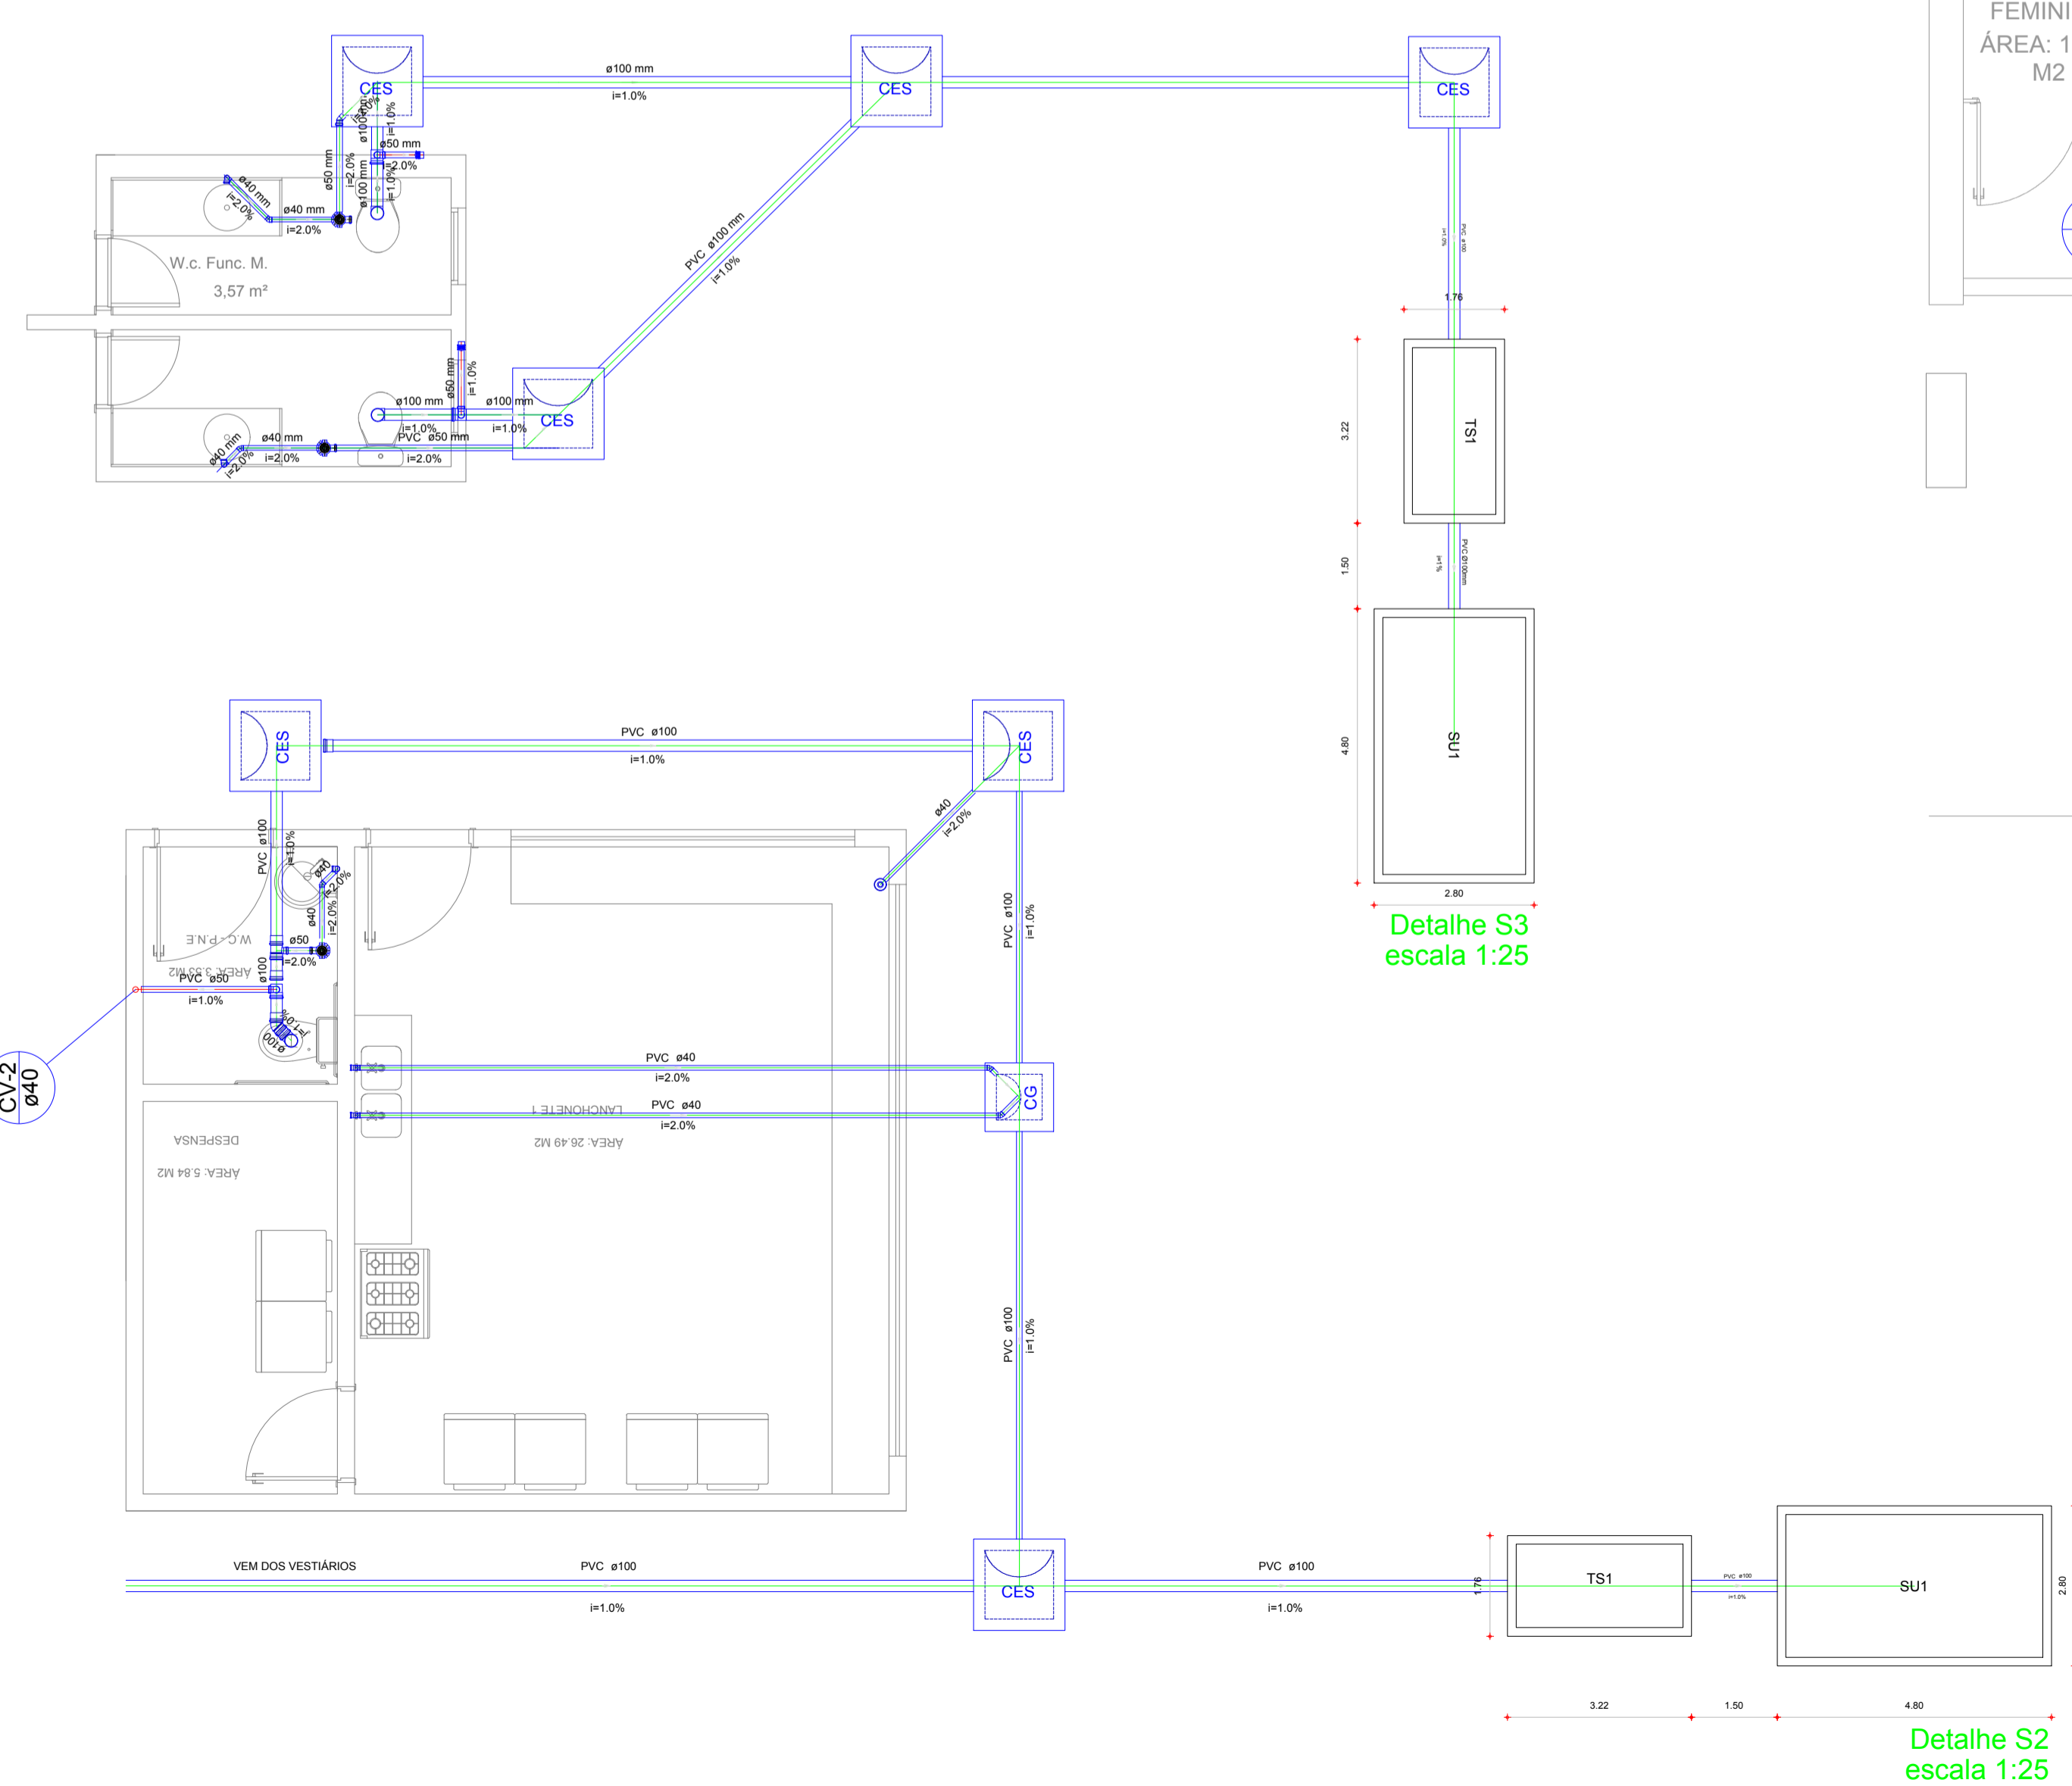

Detalhe S2
escala 1:25

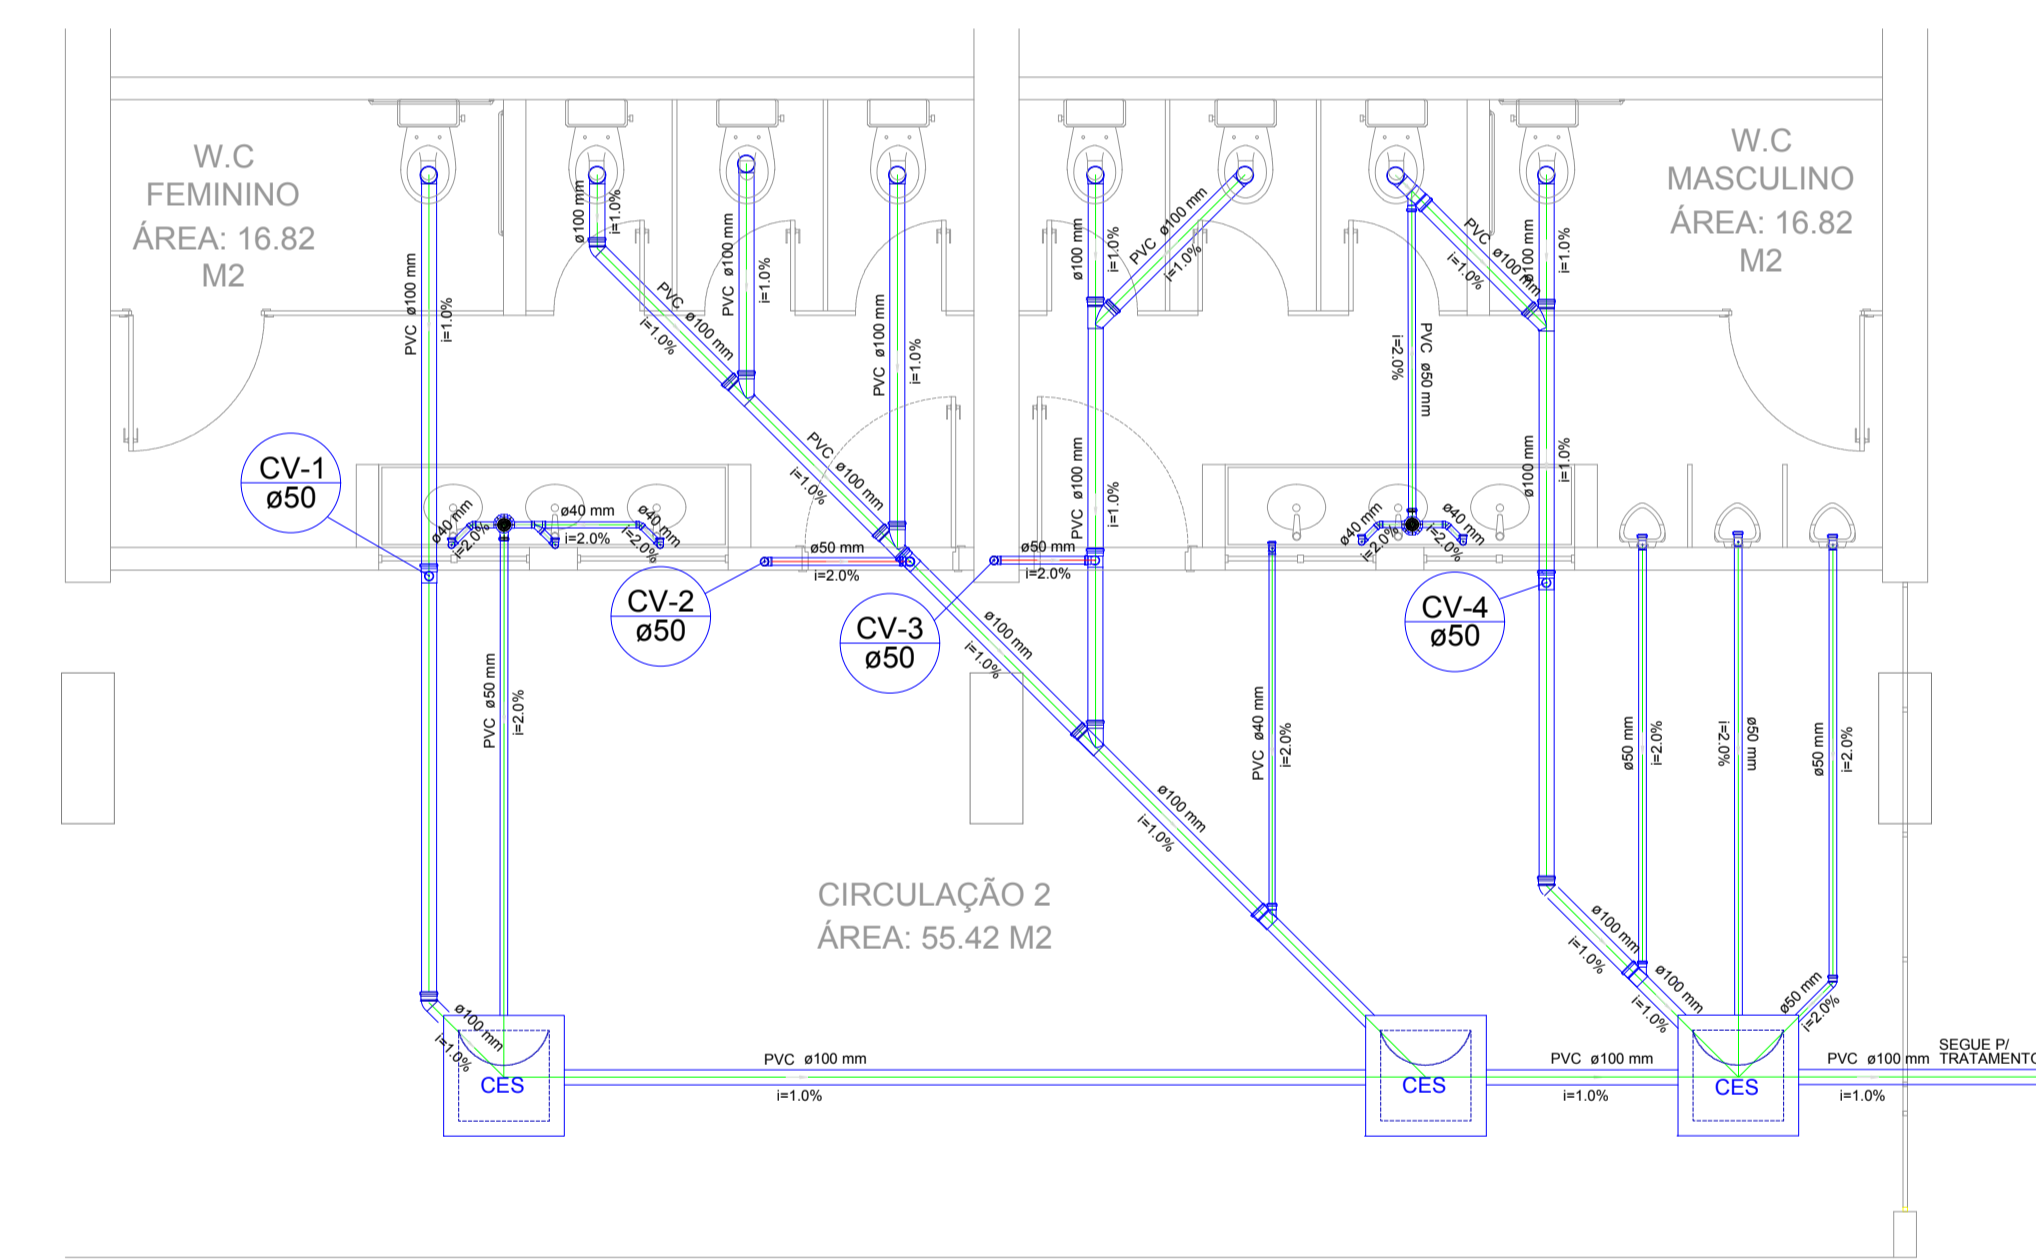

Detalhe S1
escala 1:25

Detalhe S3
escala 1:25

Detalhe S4
escala 1:50

Legenda	
	Caixa sifonada girafácil montada c/ grelha e porta grelha
	Caixas Inspeção Esgoto Sifonada
	Caixas de Gordura
	Joelho 45
	Lavatório Residencial com sifão
	Lavatório de Uso Geral
	Mictório de Descarga Automática- DN 40mm
	Pia de Cozinha Residencial com Sifão 40mm
	Ralo sifonado cilíndrico normal
	Ramais de Ventilação
	Te sanitário
	Vaso Sanitário c/ J90°

APROVAÇÃO:	
PROPRIETÁRIO	FISCALIZAÇÃO
 PROJETO	
PREFEITURA MUNICIPAL DE IRACEMA CONSTRUÇÃO DE GINÁSIO NA SEDE DO MUNICÍPIO DE IRACEMA-CE	
DESENHO:	PRANCHAS:
01/01	01/01
INSTALAÇÕES SANITÁRIAS WC'S E LANÇONETES 1 E 2 PLANTA BAIXA E DETALHES	
LOCAL:	RUA GERVASIO HOLANDA GUERRA - IRACEMA - CE/PA
PROJETISTA:	CLÁUDIO JOSÉ QUEIROZ BARROS - CREA CE 13.419 D
DESENHISTA:	ISRAEL NISLAN
ARQUIVO:	GIN_IRACEMA_LANÇONETE_SAN_R2.DWG
ESCALA:	INDICADA
DATA:	OCTUBRO / 2018