




PAV. SUPERIOR PLANTA BAIXA
escala 1:100

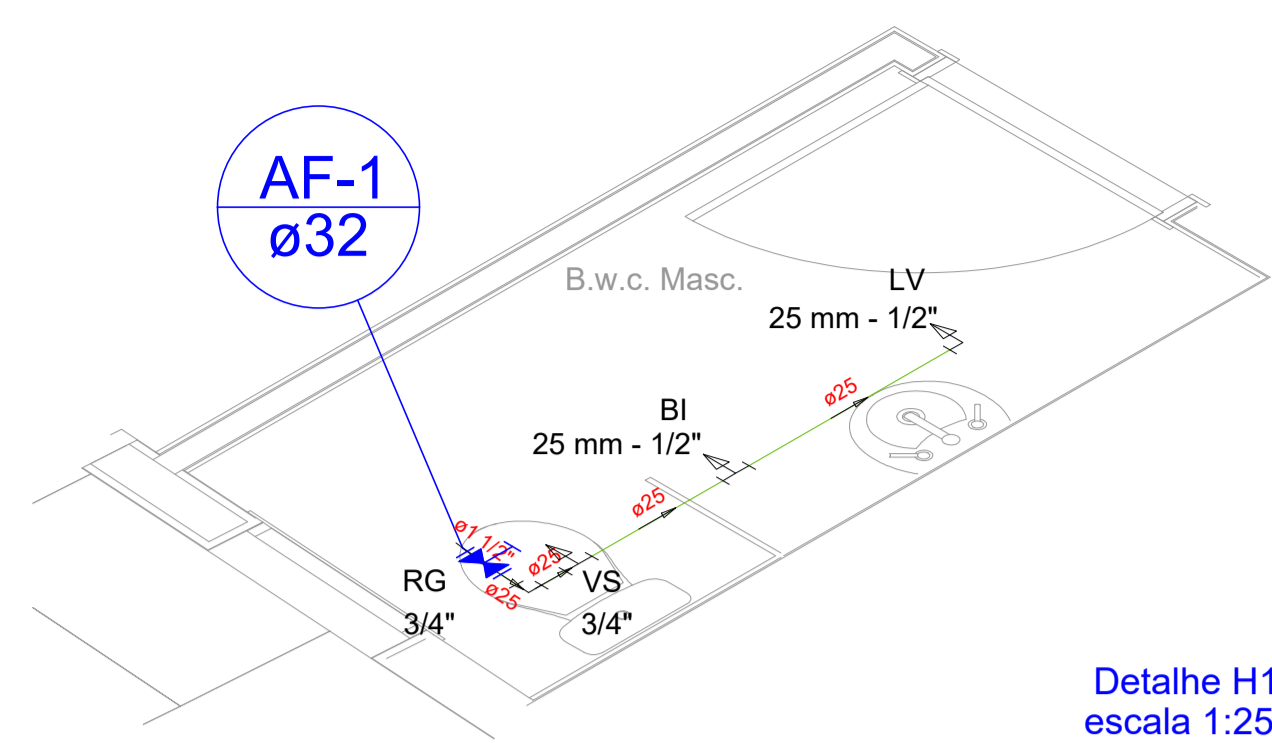


Detalhe H1
escala 1:25

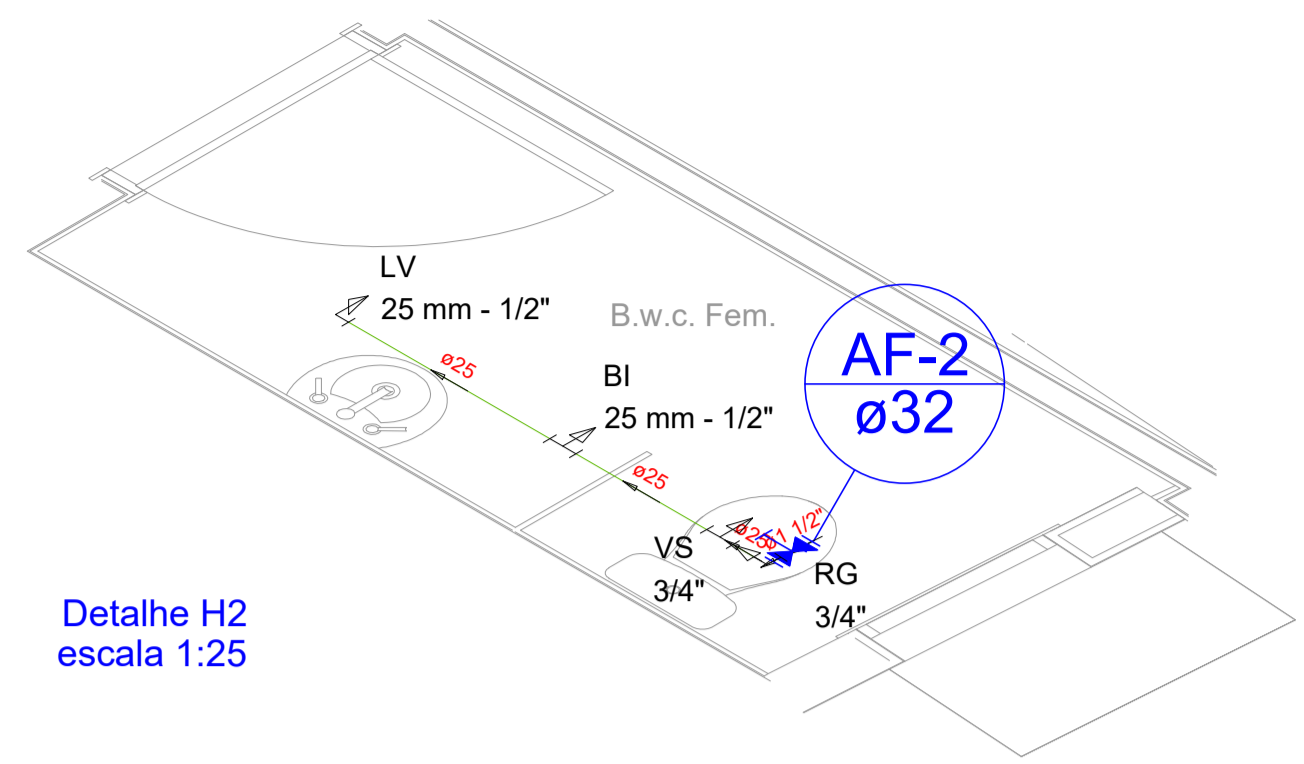


Detalhe H2
escala 1:25

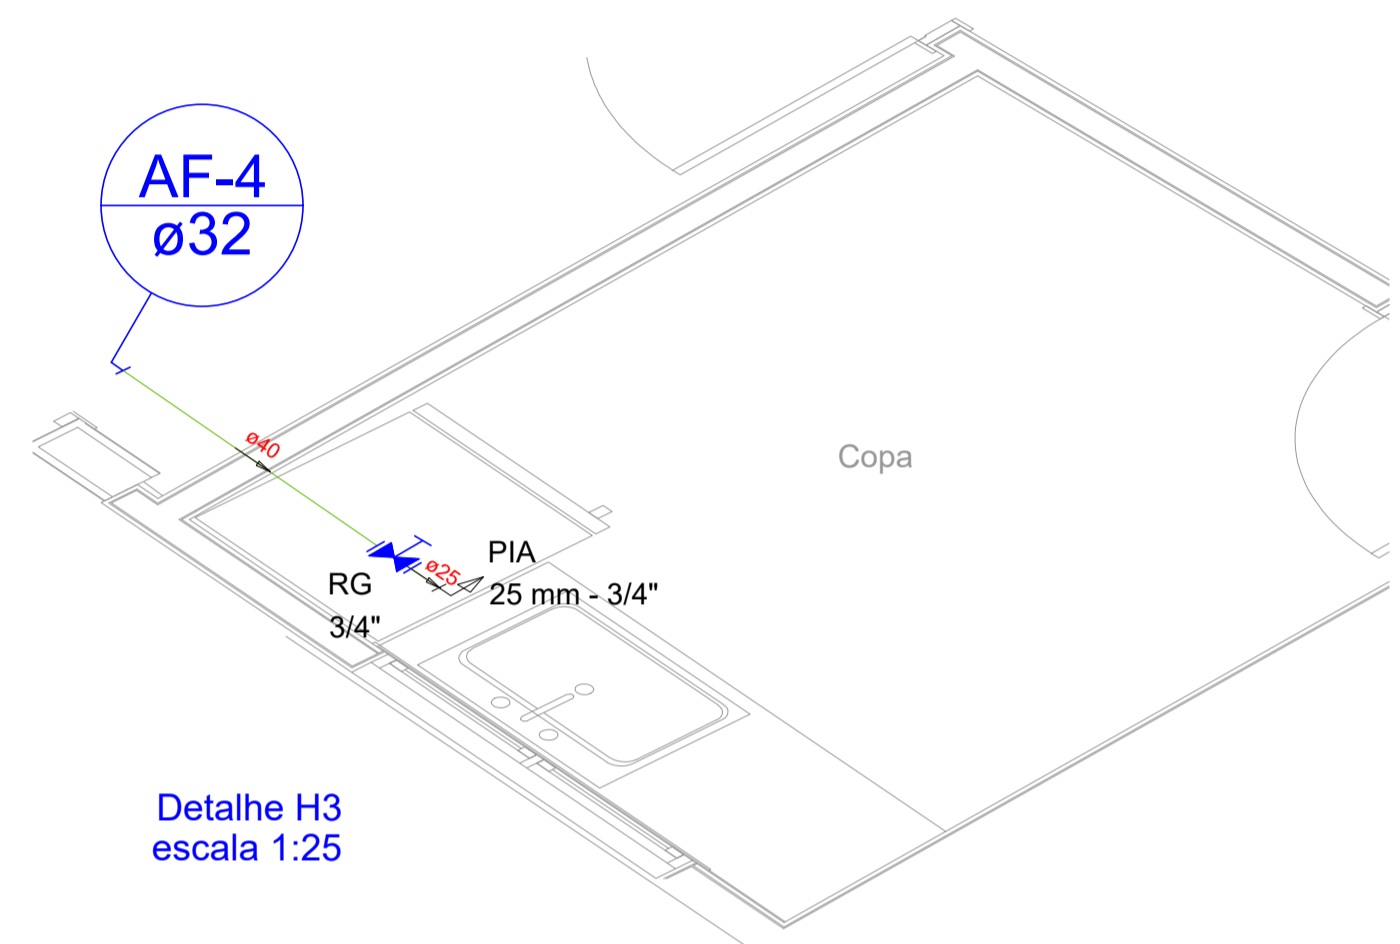


Detalhe H3
escala 1:25

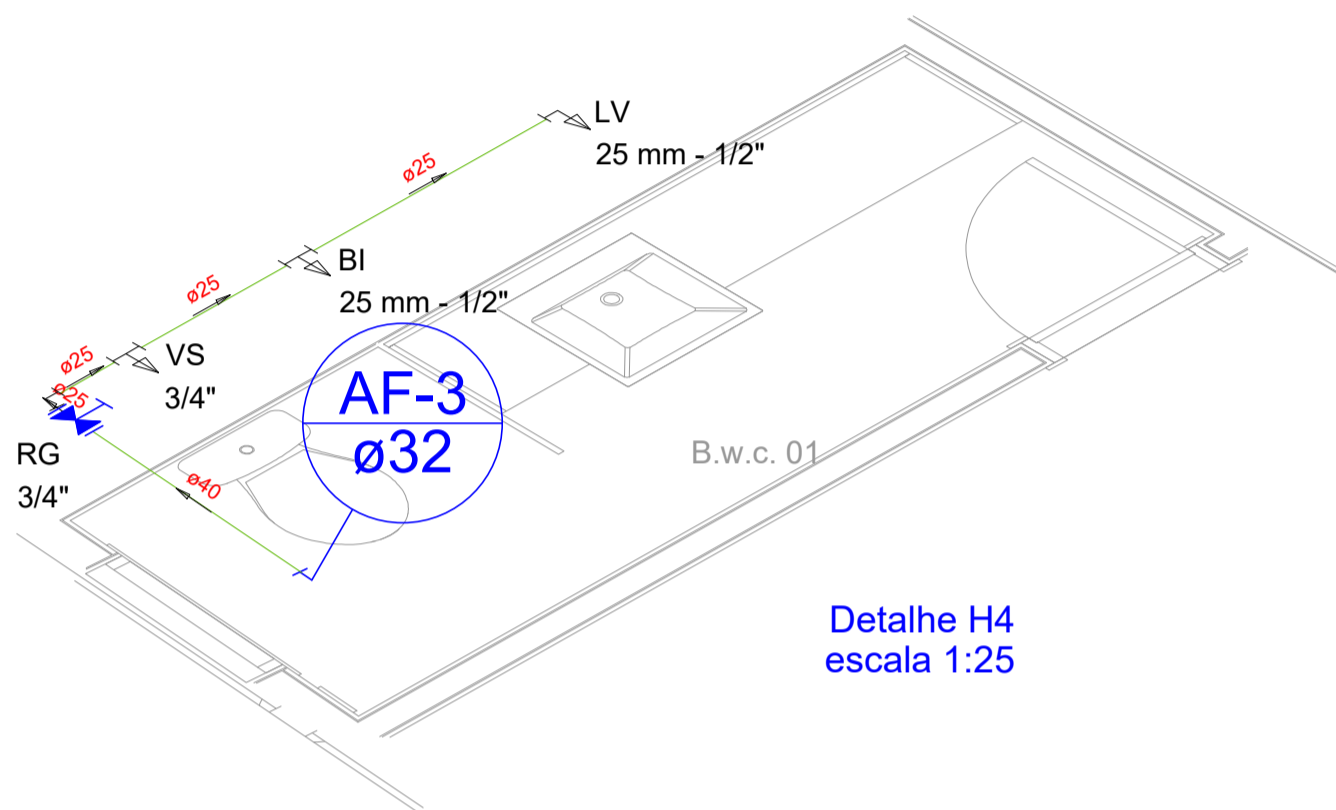


Detalhe H4
escala 1:25

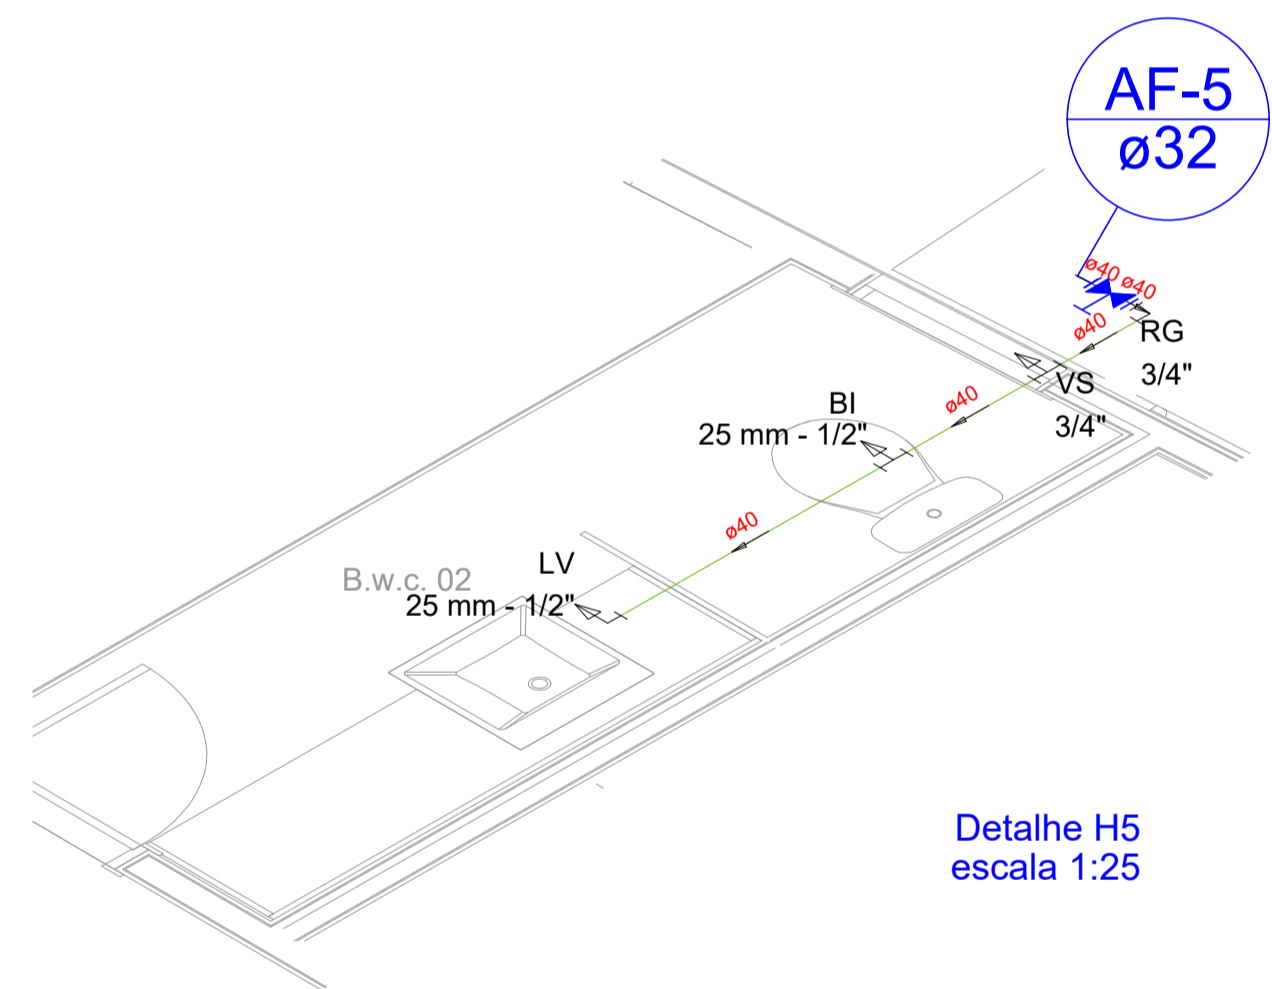


Detalhe H5
escala 1:25

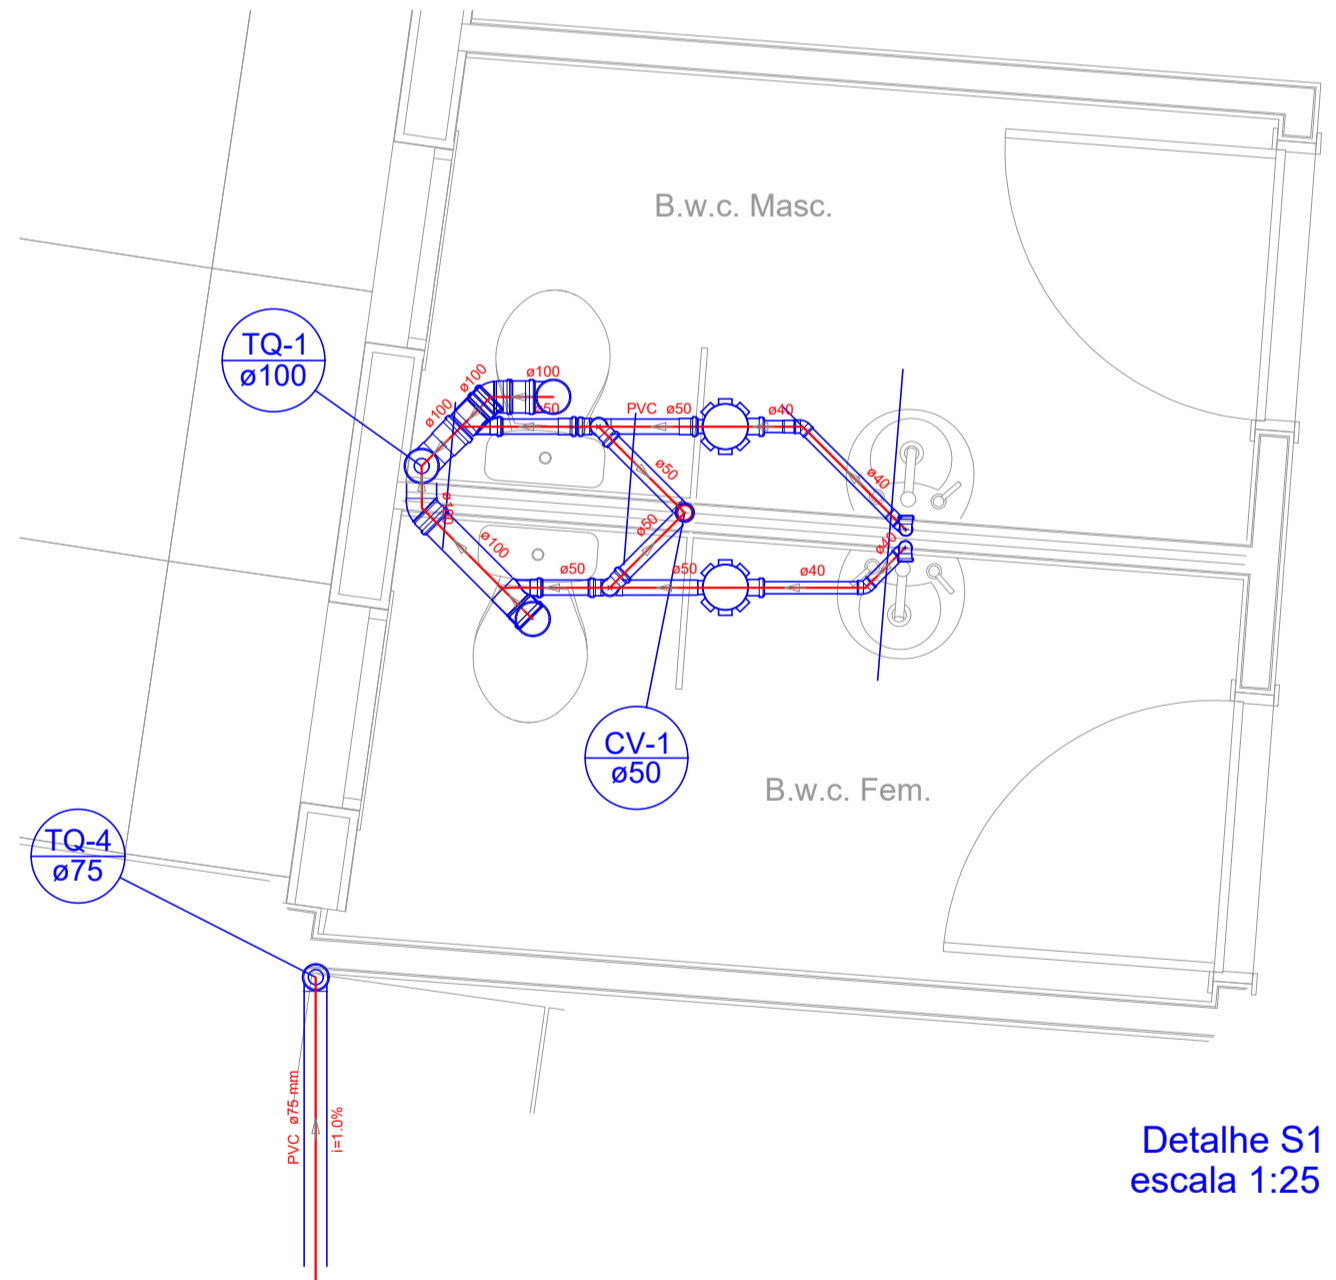


Detalhe S1
escala 1:25

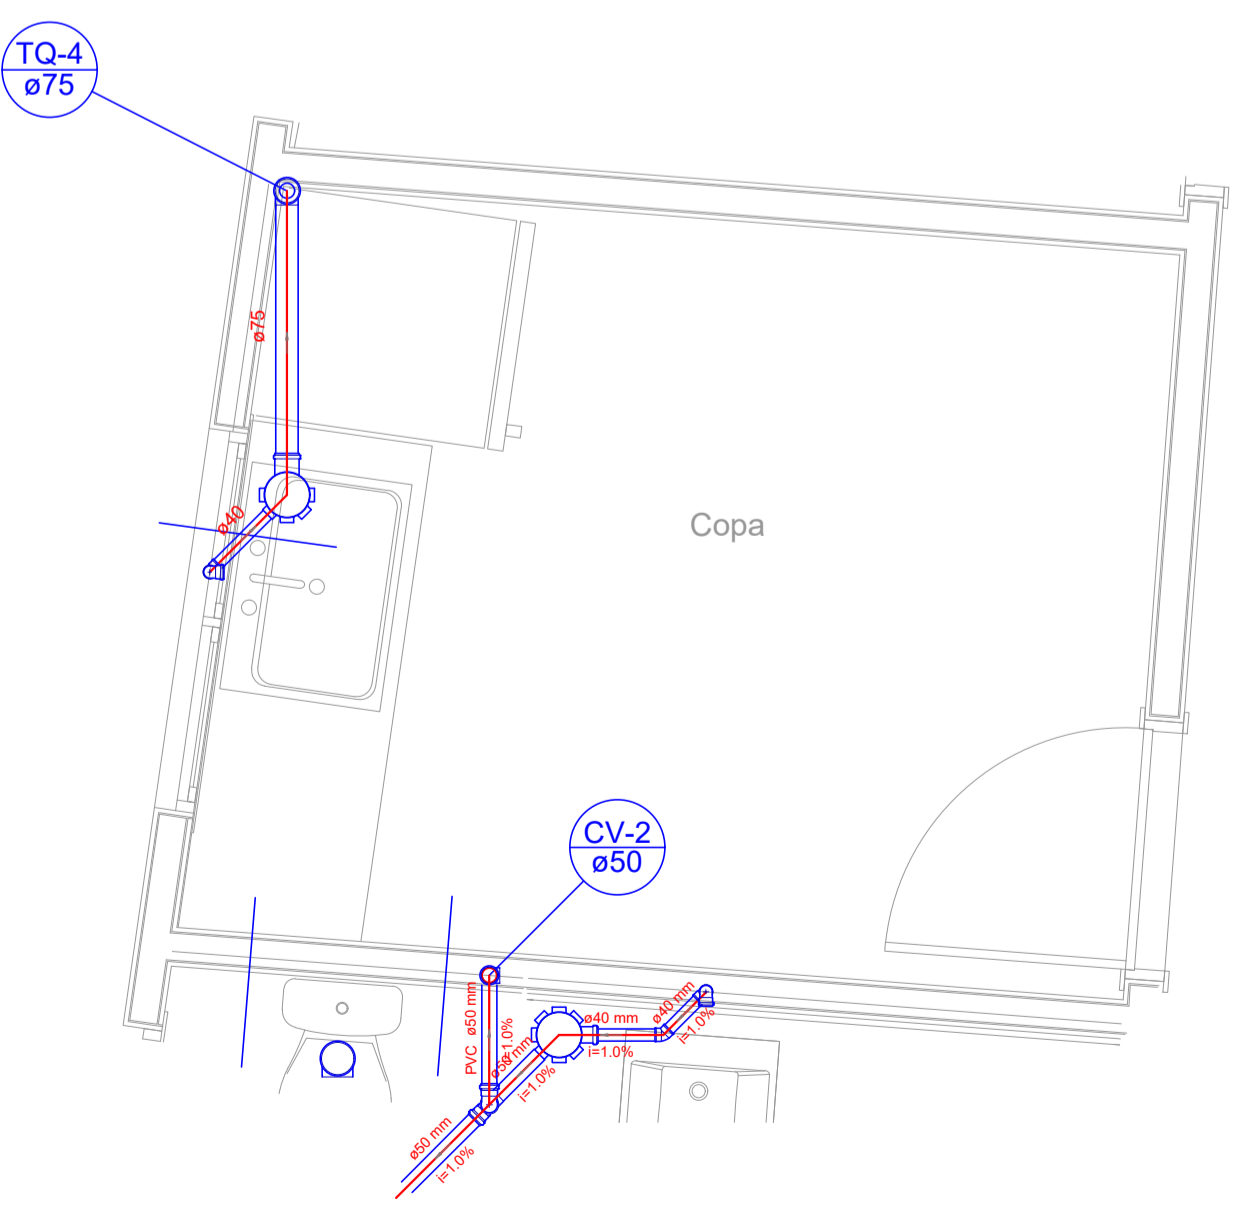

Detalhe S4
escala 1:25

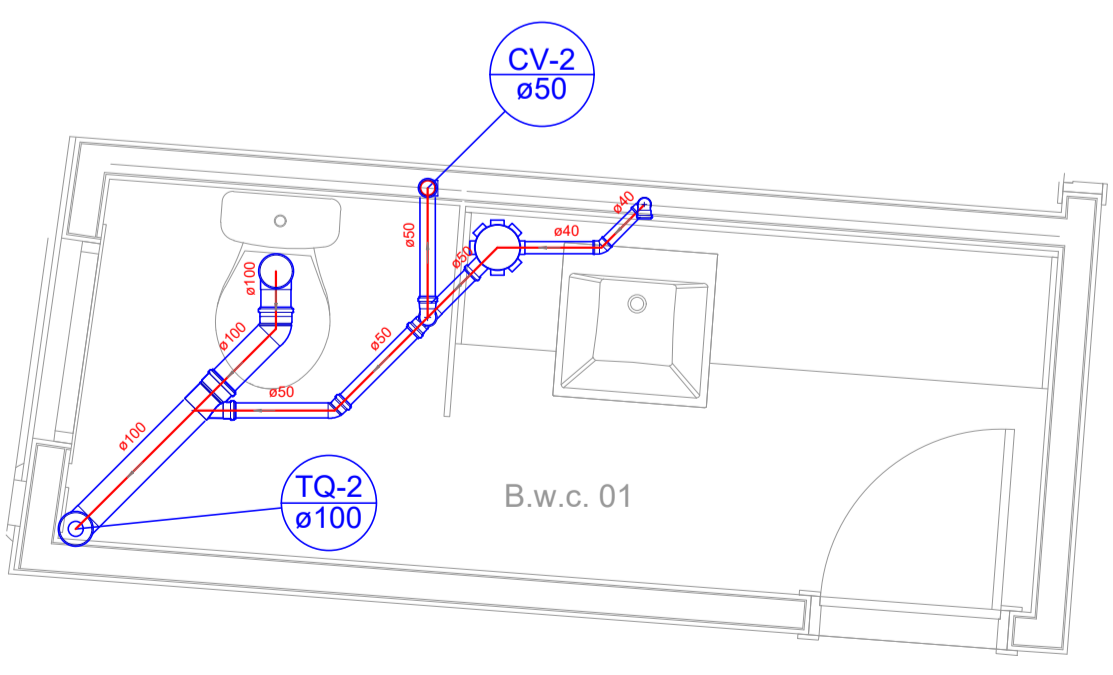

Detalhe S2
escala 1:25

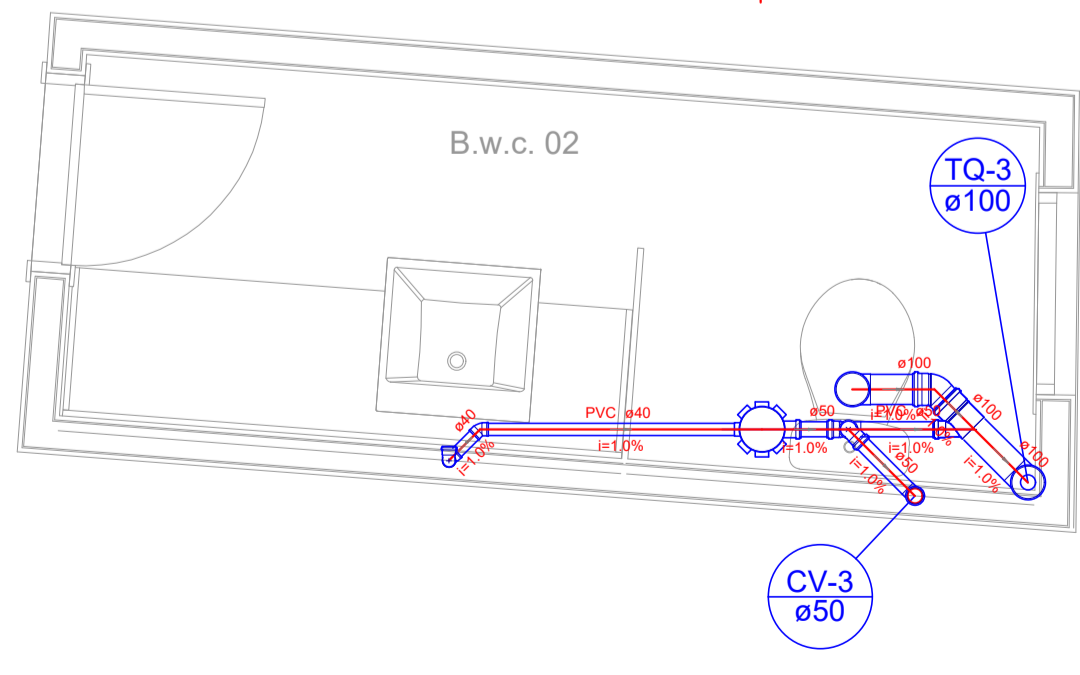

Detalhe S3
escala 1:25

Legenda	
	Alimentador Predial
	Caixa Sifonada
	Caixas Inspeção Esgoto Sifonada
	Caixas Inspeção Esgoto Simples
	Caixas de Gordura
	Hidrômetros - HIDRÔMETRO
	Jogo de 45
	Jogo de 90 - curva
	Junção simples
	Lavatório - Residencial com sifão
	Lavatório de Uso Geral
	Microtubo de Descarga Automática - DN 40mm
	Registro de gaveta c/curvatura cromada c/PVC extível - RG
	Te 45
	Vaso Sanitário c/ 200

REVISÕES			
Rev.	Data:	Descrição	
Elaboração: Prefeitura Municipal de Iracema - Ceará			
Obra: CONSTRUÇÃO DO MERCADO PÚBLICO DE IRACEMA - CE		Projeto: HIDROSSANITÁRIO	
Local: Avenida Projetada, S/N, Bairro Centro, Iracema - Ceará		Categoria: -	
Resp. Projeto: Ricardo C. Moura CREA 11.590-D	Identificação dos Desenhos: INST. HIDROSSANITÁRIAS - DET. ISOMÉTRICO E PLANTA BAIXA		Prancha: 04/11
Desenho: -	Escala: 1/400	Data: AGOSTO/2018	